


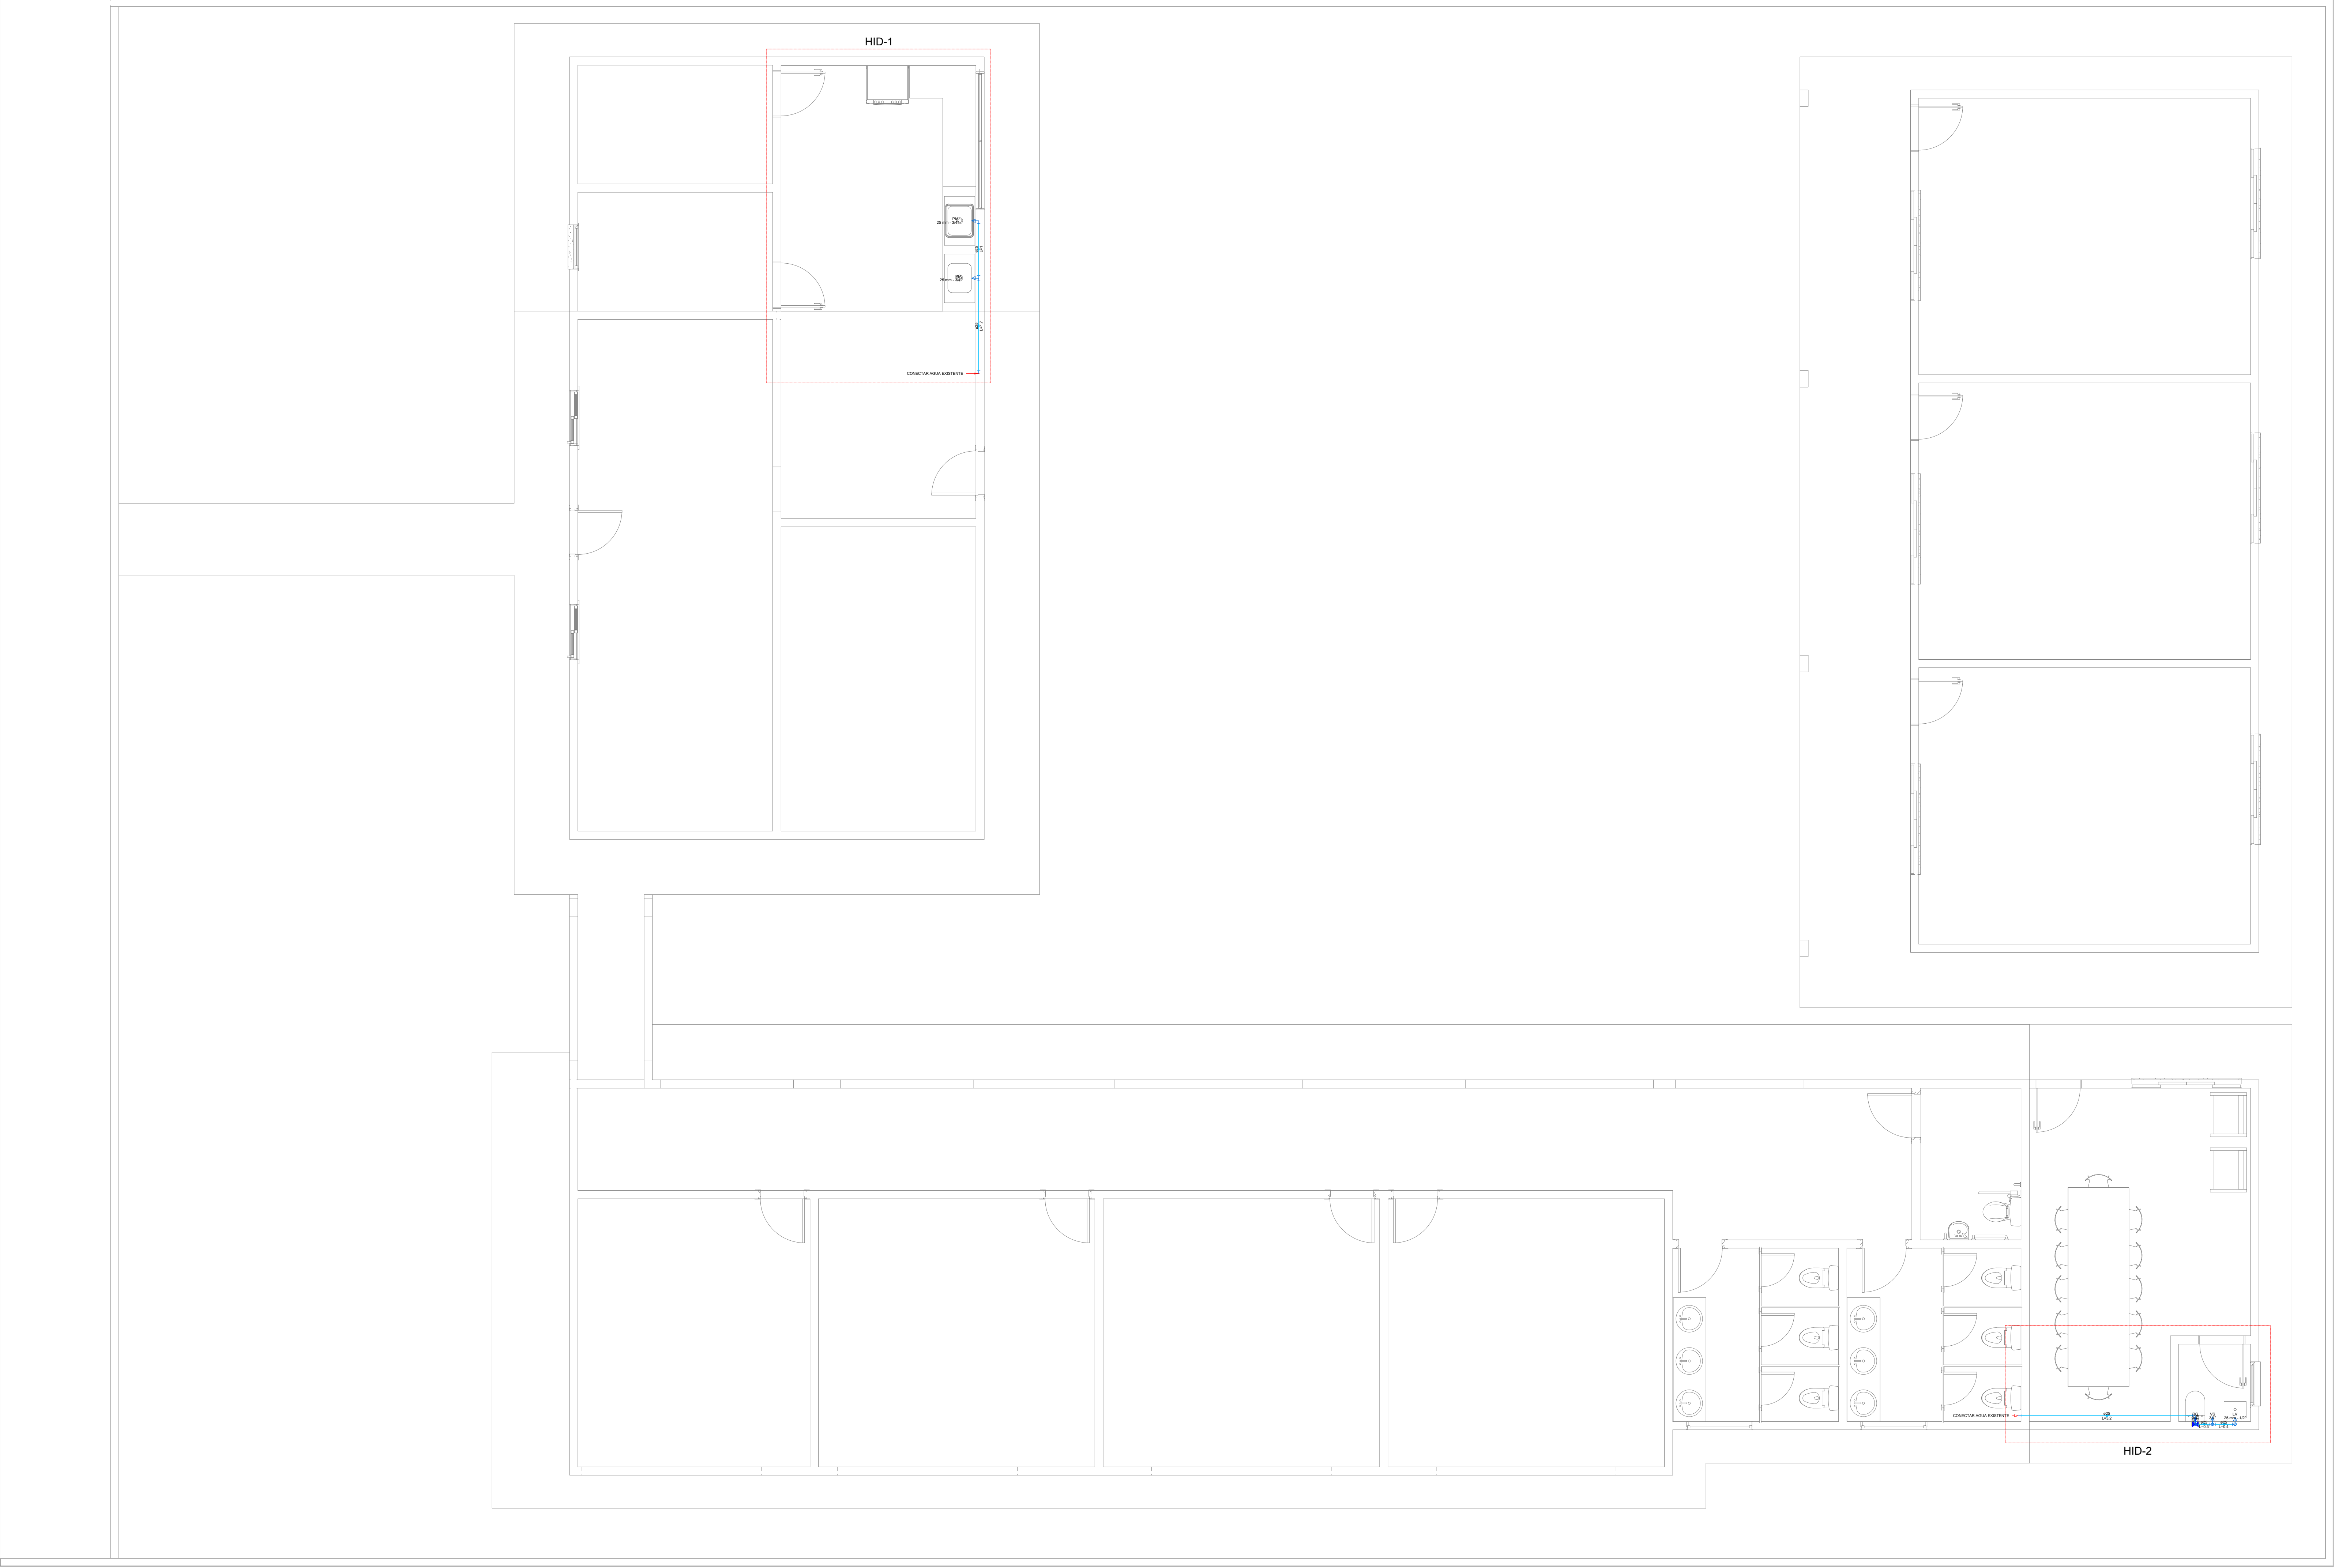

| Lista de materiais - FORRO                        |      |    |
|---------------------------------------------------|------|----|
| Água fria                                         |      |    |
| Aparelho                                          |      |    |
| Torneira de Pia de Cozinha                        |      |    |
| 25mm - 3/4"                                       | 2    | pç |
| Torneira de lavatório                             |      |    |
| 25 mm - 1/2"                                      | 1    | pç |
| Vaso Sanitário c/ cx. acoplada                    |      |    |
| 1/2"                                              | 1    | pç |
| Metais                                            |      |    |
| Registro de gaveta c/ canopla cromada             |      |    |
| 3/4"                                              | 1    | pç |
| PVC Acessórios                                    |      |    |
| Engate flexível plástico                          |      |    |
| 1/2 - 30cm                                        | 2    | pç |
| PVC rígido soldável                               |      |    |
| Adapt sold.curto c/bolsa-rosca p registro         |      |    |
| 25 mm - 3/4"                                      | 2    | pç |
| Joelho 90° soldável                               |      |    |
| 25 mm                                             | 4    | pç |
| Tubos                                             |      |    |
| 25 mm                                             | 9.56 | m  |
| Tê 90 soldável                                    |      |    |
| 25 mm                                             | 1    | pç |
| PVC soldável azul c/ bucha latão                  |      |    |
| Joelho 90° soldável com bucha de latão            |      |    |
| 25 mm - 3/4"                                      | 1    | pç |
| Joelho de redução 90° soldável com bucha de latão |      |    |
| 25 mm- 1/2"                                       | 2    | pç |
| Tê sold c/ bucha latão bolsa central              |      |    |
| 25 mm- 3/4"                                       | 1    | pç |


| Legenda de condutos - FORRO |
|-----------------------------|
| Água fria                   |

| Legenda das indicações - FORRO                      |
|-----------------------------------------------------|
| PIA Pia de cozinha com Tê de 90° - 25 mm - 3/4"     |
| PIA Pia de cozinha com joelho de 90° - 25 mm - 3/4" |

| Legenda - FORRO                                     |
|-----------------------------------------------------|
| Registro de gaveta c/canopla cromada c/PVC soldável |


PLANTA BAIXA

Escala 1:50

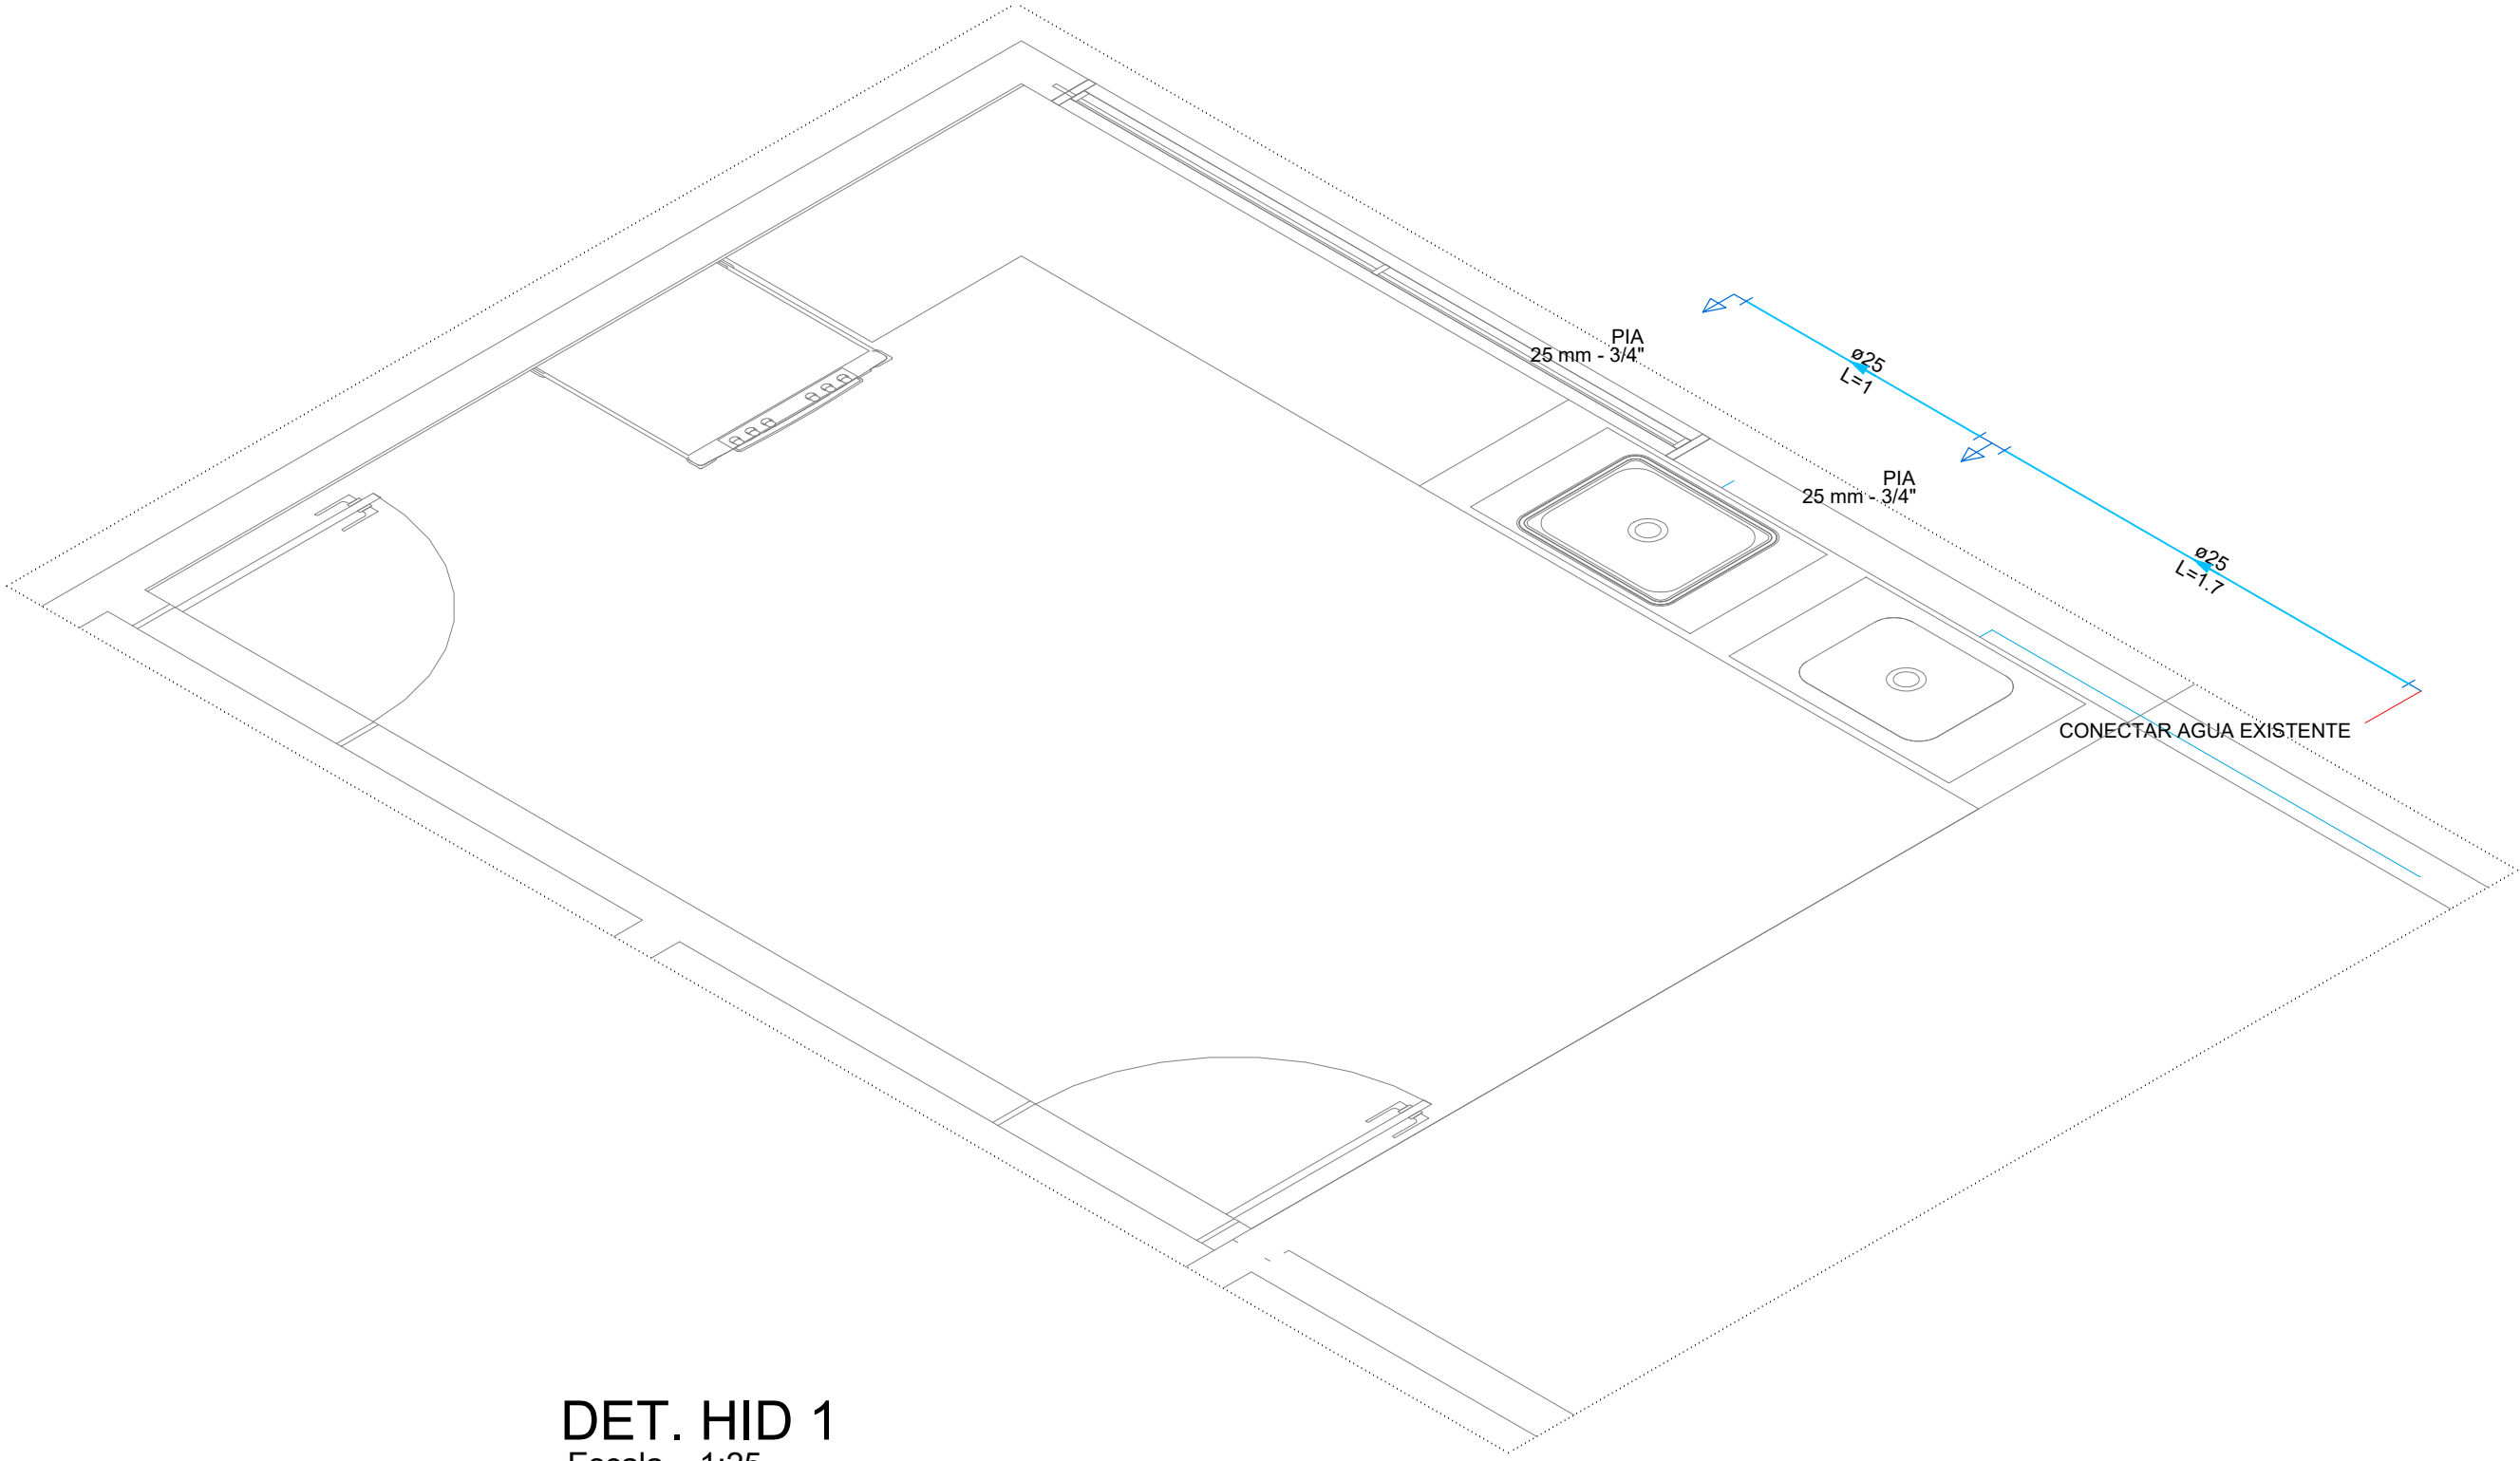

DET. HID 1

Escala 1:25

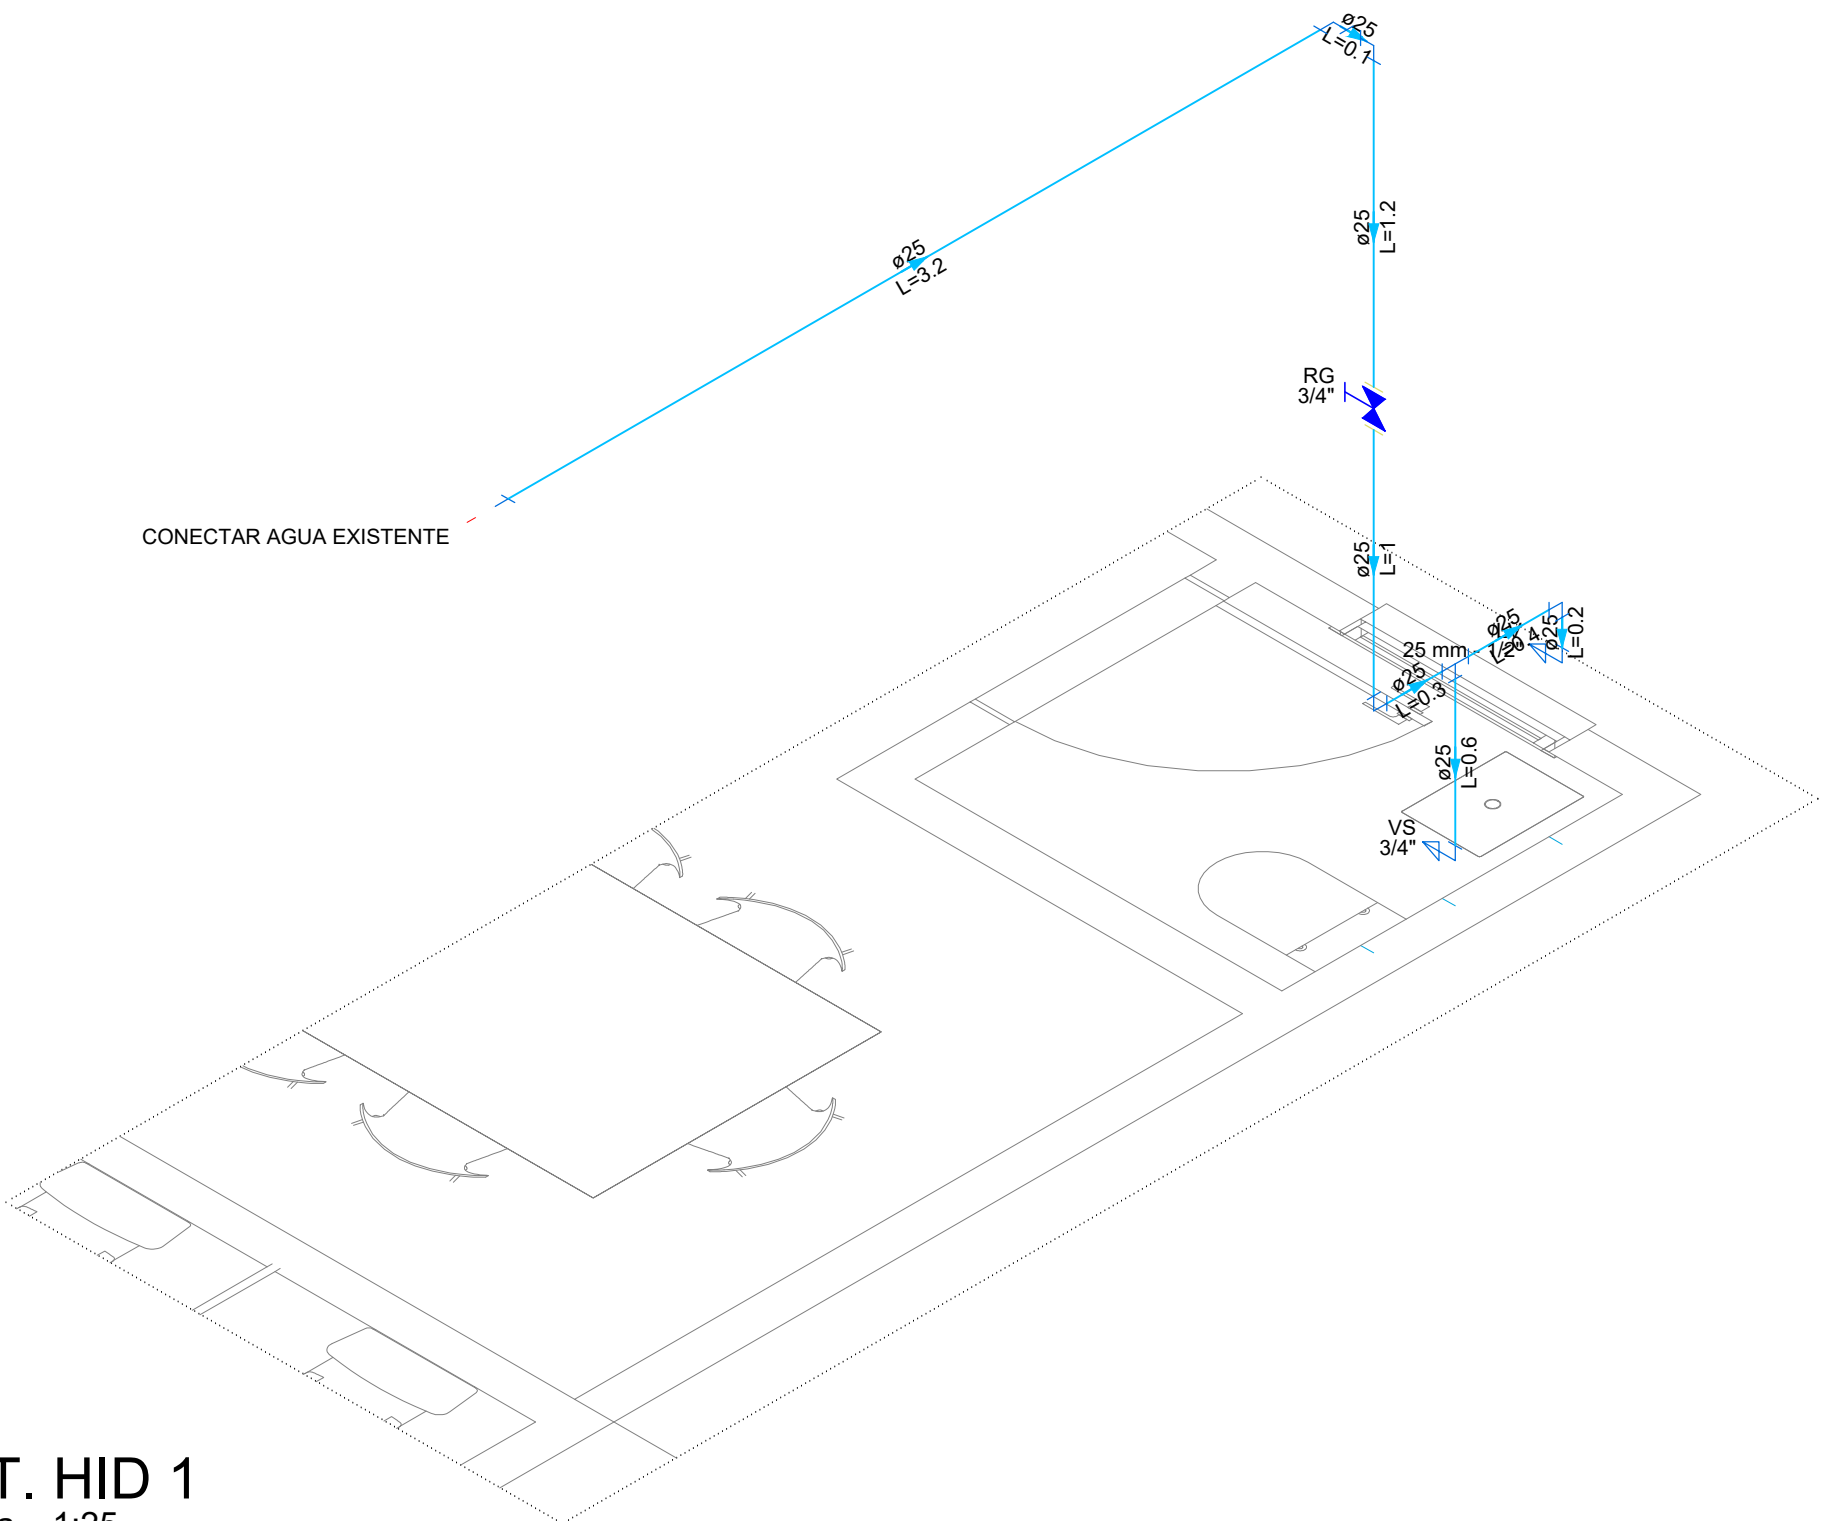

DET. HID 1

Escala 1:25

|                                                                             |                                                                                                                                                                                                                              |
|-----------------------------------------------------------------------------|------------------------------------------------------------------------------------------------------------------------------------------------------------------------------------------------------------------------------|
| PREFEITURA                                                                  | CREA                                                                                                                                                                                                                         |
|                                                                             | BOMBEIRO OU NATURATINS                                                                                                                                                                                                       |
| PROJETO:                                                                    |                                                                                                                                                                                                                              |
| PROJETO HIDRÁULICO                                                          |                                                                                                                                                                                                                              |
| 1/1                                                                         |                                                                                                                                                                                                                              |
|                                                                             | OBRA: AMPLIAÇÃO DA ESCOLA MUNICIPAL JOSÉ MARIA PINHEIRO LOPES<br>PROPRIETÁRIO: FUNDO MUNICIPAL DE EDUCAÇÃO DE SÃO BENTO - TO<br>CNPJ: 32.316.900/0001-39<br>ENDEREÇO: TO - 010, POVOADO TRECHO SECO - SÃO BENTO DO TOCANTINS |
| QUADRO DE ÁREAS                                                             | ASSINATURA                                                                                                                                                                                                                   |
|                                                                             | PROPRIETÁRIO                                                                                                                                                                                                                 |
|                                                                             | FUNDO MUNICIPAL DE SÃO BENTO DO TOCANTINS                                                                                                                                                                                    |
| ÁREA DE AMPLIAÇÃO:.....159,05m²<br>ÁREA DO GALPÃO:.....130,50m²             | AUTOR DO PROJETO<br>CAU/TO nº273.379-0<br>ARQUITETO URBANISTA                                                                                                                                                                |
|                                                                             | GUSTAVO SILVA VELOSO                                                                                                                                                                                                         |
|                                                                             | RESP. TÉCNICO                                                                                                                                                                                                                |
|                                                                             |                                                                                                                                                                                                                              |
| ESCALA: INDICADA                                                            | DESENHO: GUSTAVO SILVA VELOSO                                                                                                                                                                                                |
|                                                                             | DATA: JANEIRO DE 2026                                                                                                                                                                                                        |
| CONTEÚDO: PLANTA BAIXA, LISTA DE MATERIAIS, LEGENDAS E DETALHES ISOMÉTRICOS |                                                                                                                                                                                                                              |