


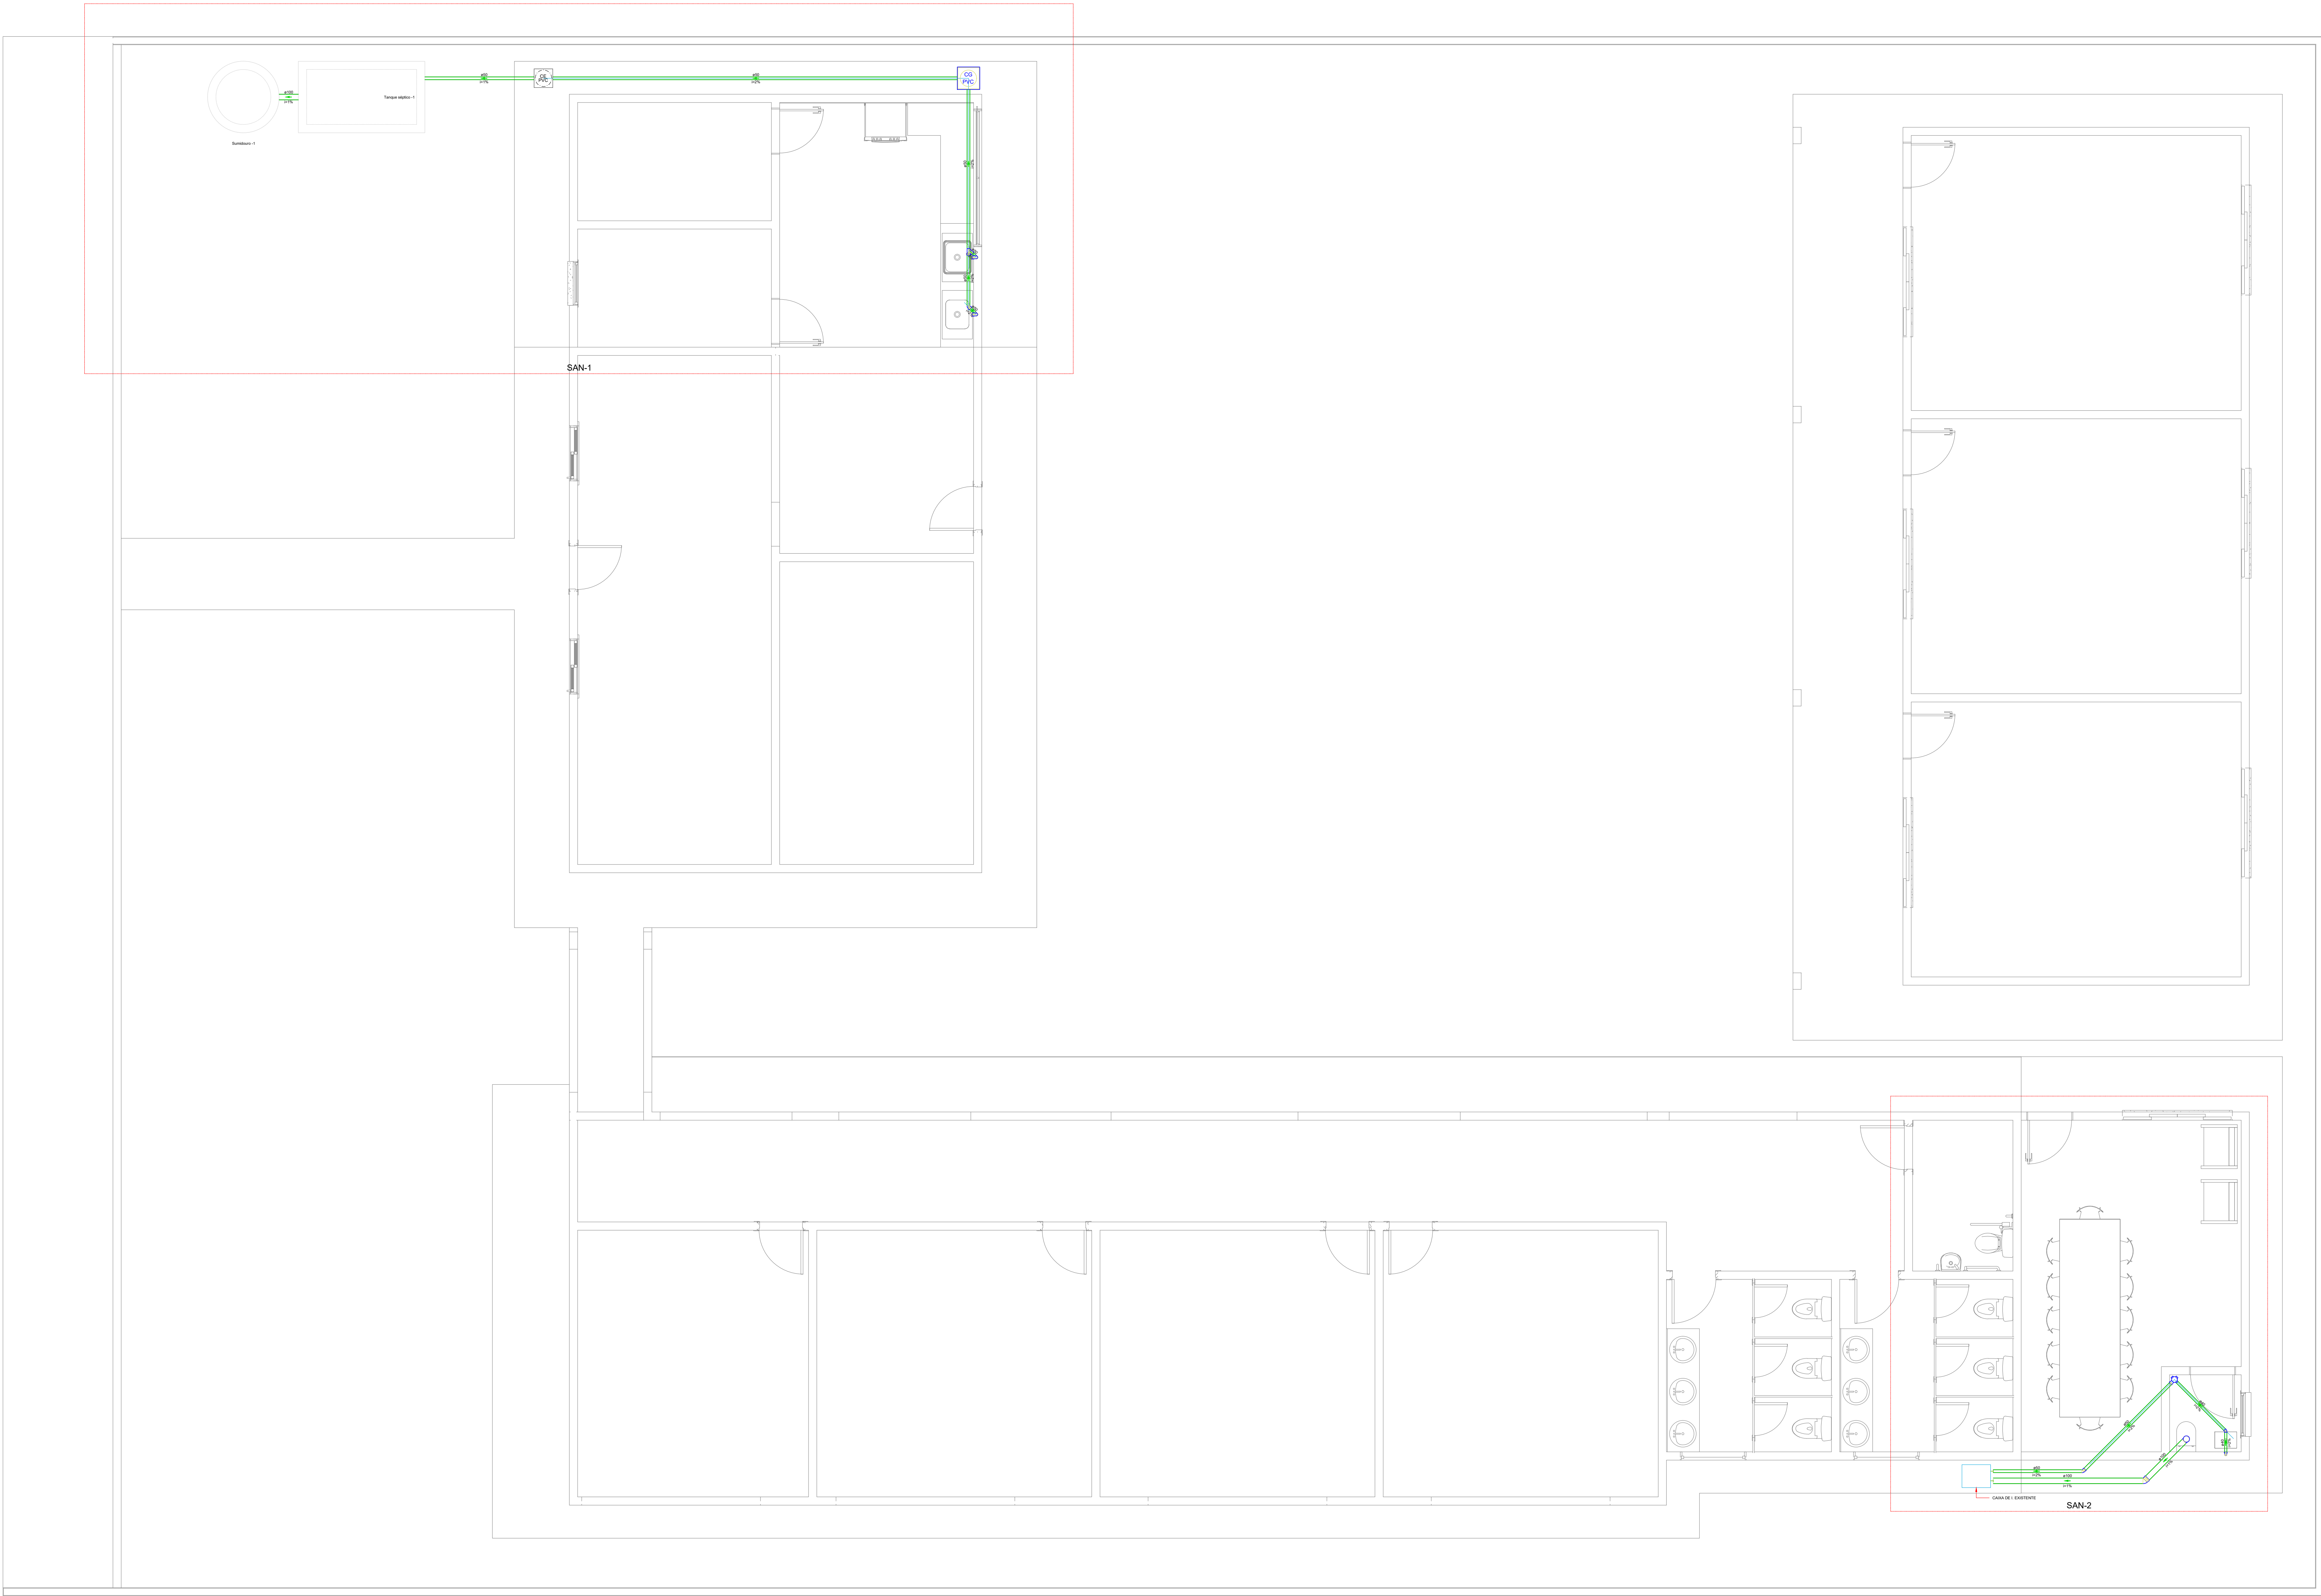

PLANTA BAIXA

Escala 1:50

PREFEITURA		CREA	
		BOMBEIRO OU NATURATINS	
PROJETO:			1/2
PROJETO SANITÁRIO			
		OBRA: AMPLIAÇÃO DA ESCOLA MUNICIPAL JOSÉ MARIA PINHEIRO LOPES PROPRIETÁRIO: FUNDO MUNICIPAL DE EDUCAÇÃO DE SÃO BENTO - TO CNPJ: 32.316.900/0001-39 ENDEREÇO: TO - 010, POVOADO TRECHO SECO - SÃO BENTO DO TOCANTINS	
QUADRO DE ÁREAS		ASSINATURA PROPRIETÁRIO	_____
ÁREA DE AMPLIAÇÃO:.....159,05m² ÁREA DO GALPÃO:.....130,50m²		AUTOR DO PROJETO CAU/TO nº273.379-0 ARQUITETO URBANISTA	 GUSTAVO SILVA VELOSO
		RESP. TÉCNICO	_____
ESCALA:	INDICADA	DESENHO: GUSTAVO SILVA VELOSO	DATA: JANEIRO DE 2026
CONTEÚDO:			