




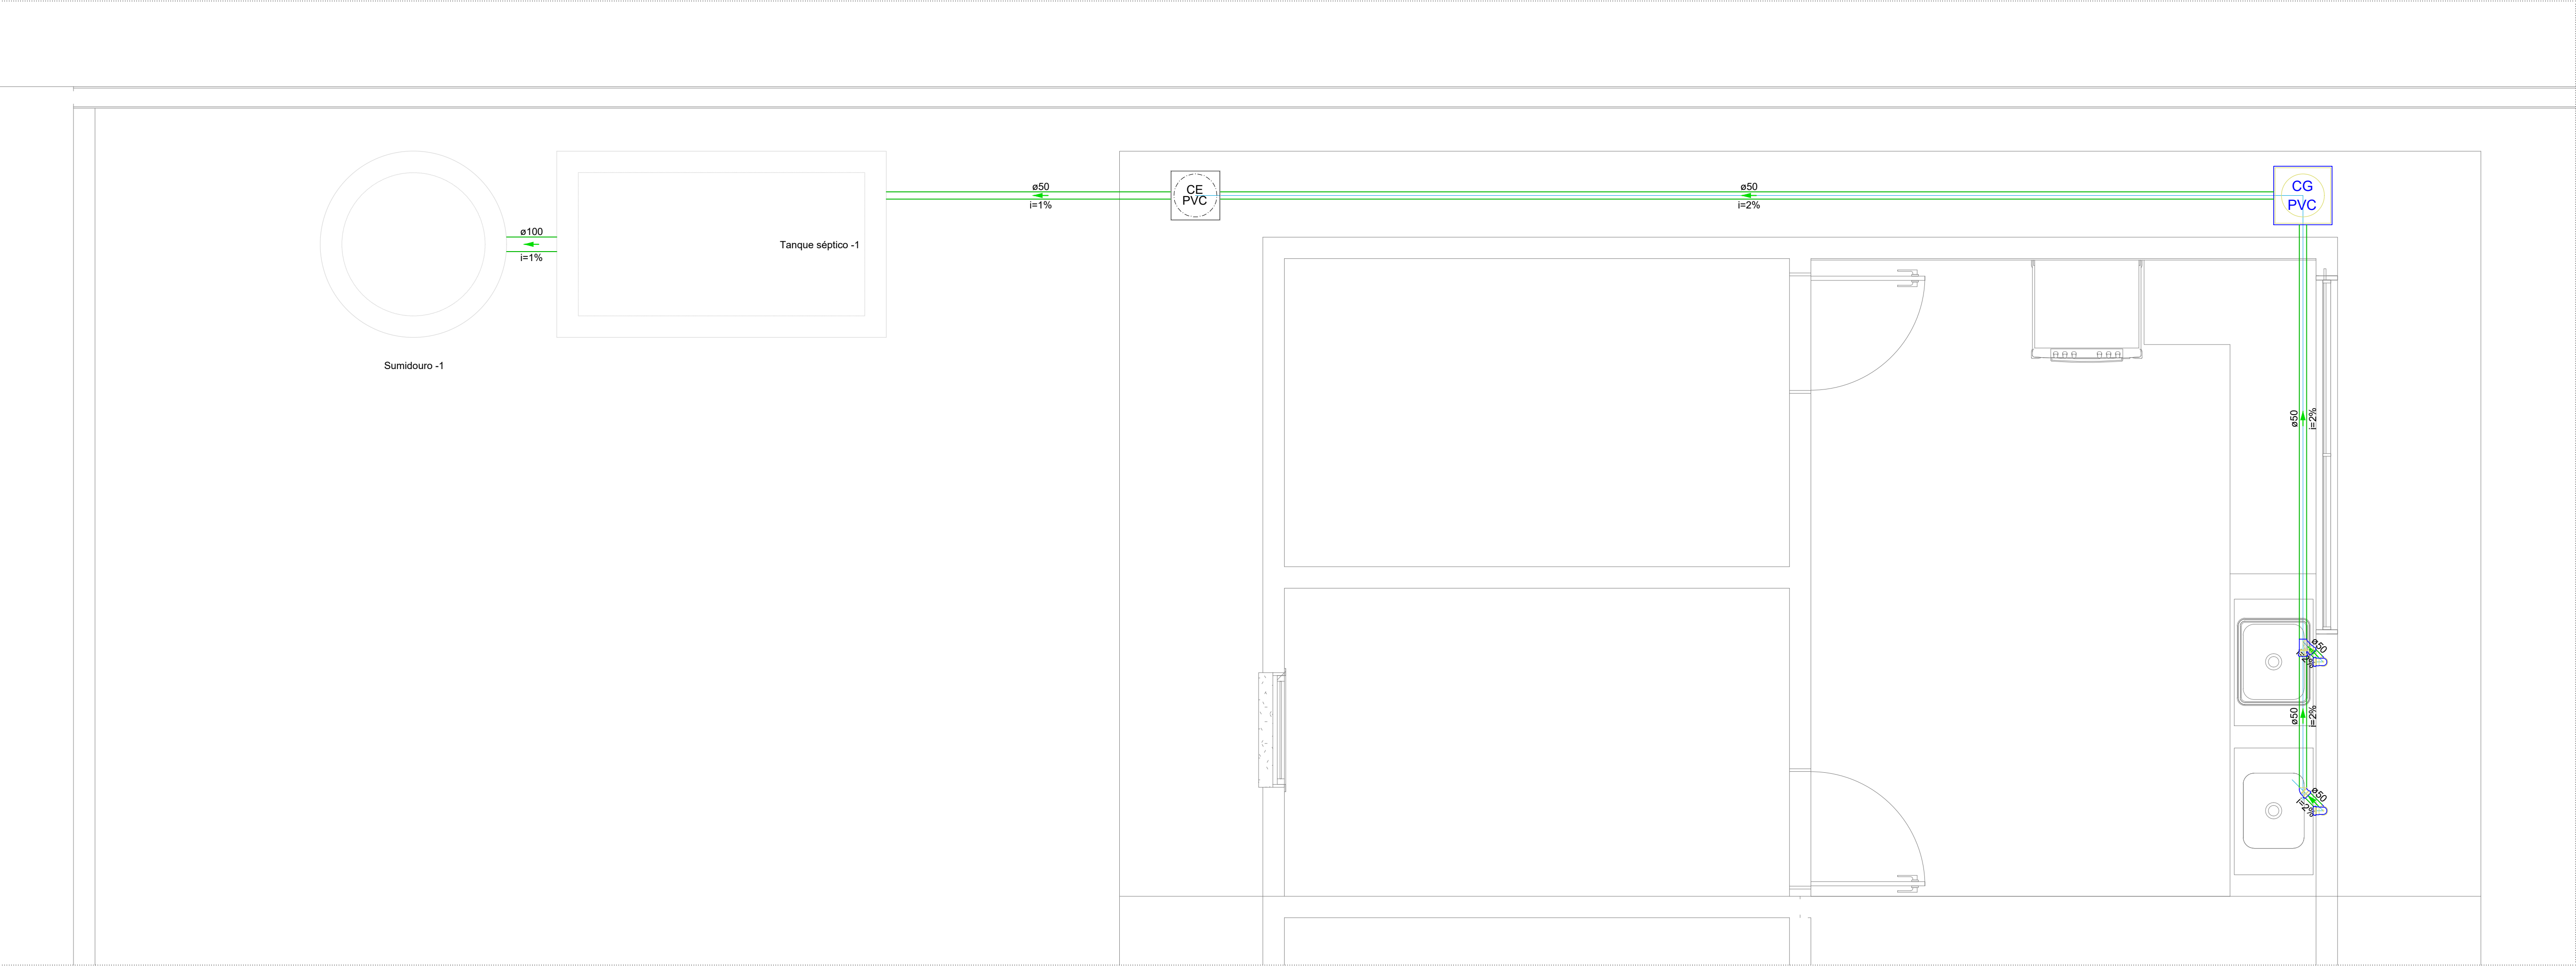


DET. SANITÁRIO 1
Escala 1:25

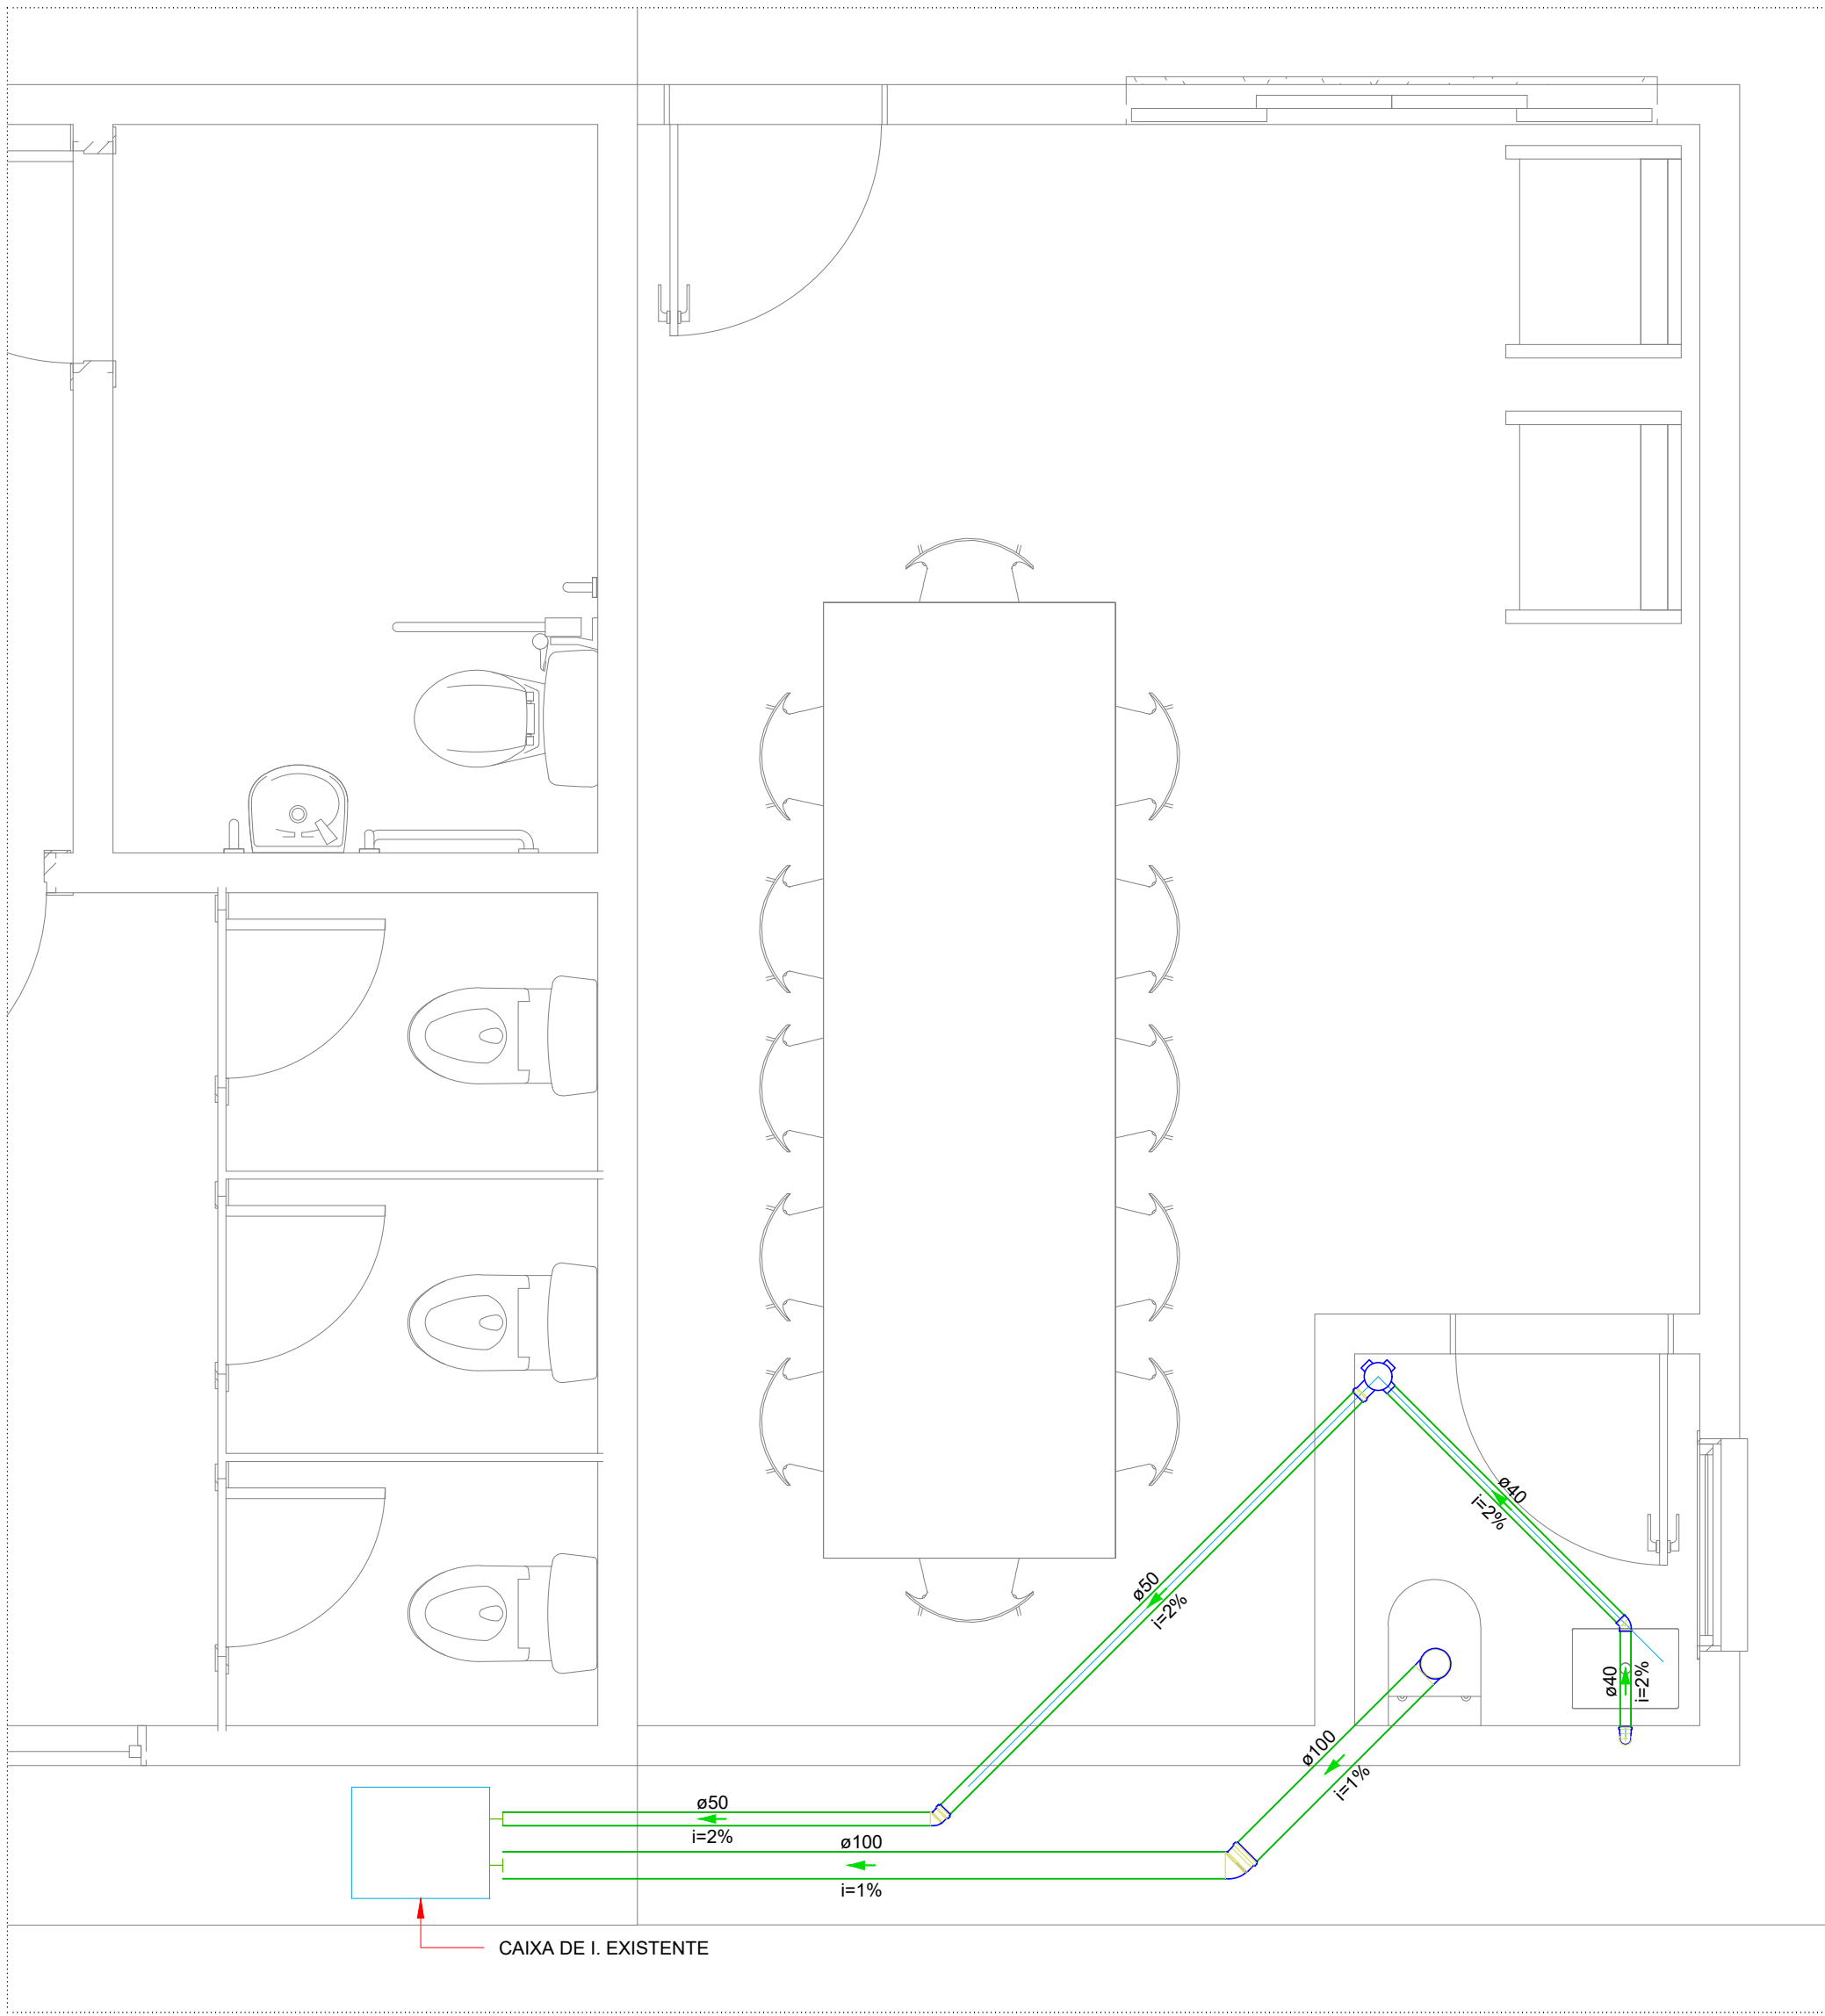


DET. SANITÁRIO 1
Escala 1:25

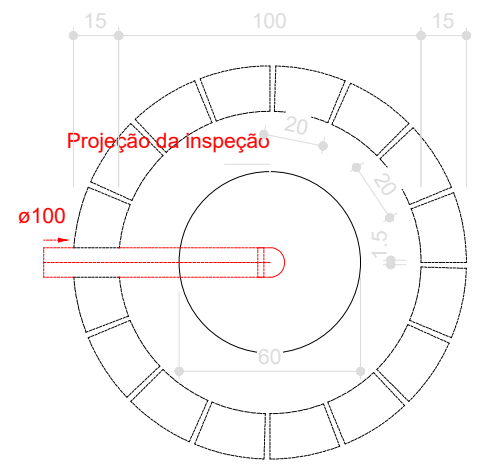


Sumidouro - FORRO
Planta baixa - ESC. 1:25

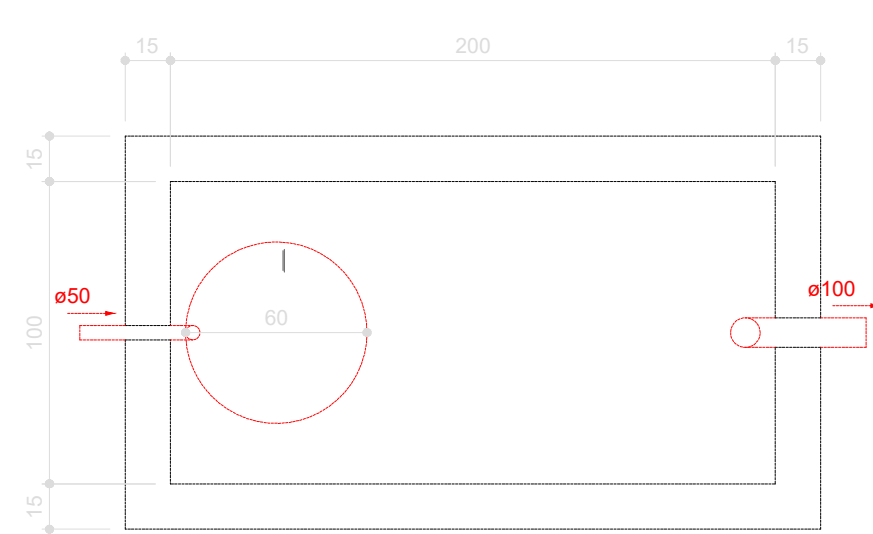

Tanque séptico - FORRO
Planta baixa - ESC. 1:25

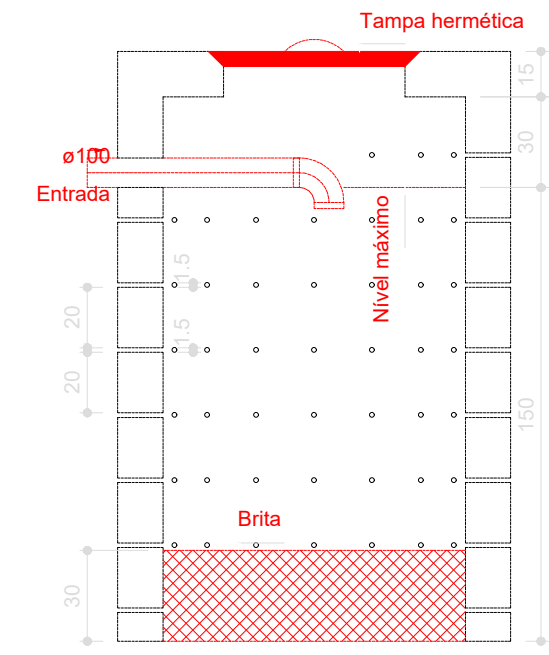


Sumidouro - FORRO
Corte 1 - ESC. 1:25

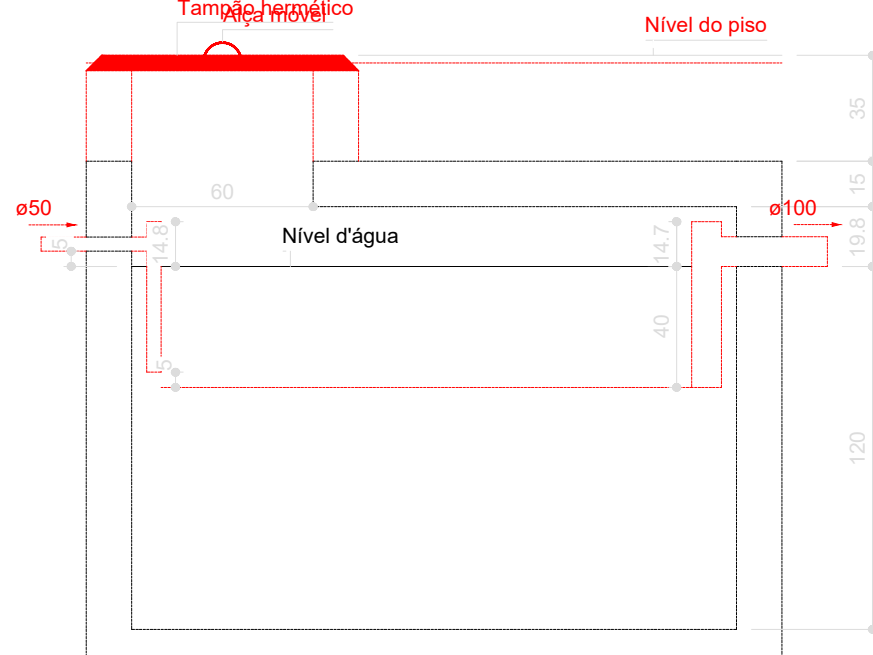

Tanque séptico - FORRO
Corte 1 - ESC. 1:25

Lista de materiais - FORRO		
Esgoto		
Caixas de Passagem		
Caixa de gordura PVC		
CG 30 cm	1 pç	
Caixa de passagem PVC		
30 cm	1 pç	
PVC Acessórios		
Caixa sifonada		
100x100x50	1 pç	
Sifão de copo p/ pia e lavatório		
1" - 1.1/2"	1 pç	
1" - 2"	2 pç	
Válvula p/ lavatório e tanque		
1"	1 pç	
Válvula p/ pia		
1"	2 pç	
PVC Esgoto		
Anel de borracha		
100mm - 4"	2 pç	
50mm - 2"	9 pç	
Curva 90 curta		
40 mm	1 pç	
Joelho 45		
100 mm	1 pç	
40 mm	1 pç	
50 mm	2 pç	
Joelho 90		
100 mm	2 pç	
50 mm	4 pç	
Joelho 90 c/anel p/ esgoto secundário		
40 mm - 1.1/2"	1 pç	
Junção simples		
50 mm - 50 mm	1 pç	
Tubo rígido c/ ponta lisa		
100 mm - 4"	5.73 m	
40 mm	2.28 m	
50 mm - 2"	19.28 m	
Vedação p/ saída de vaso sanitário		
100 mm	1 pç	
Unidades de tratamento		
Alça		
Ferro	1 pç	
Argamassa		
Argamassa	0.23 m³	
Brita		
n°3	0.24 m³	
Concreto		
Concreto	1.68 m³	
Tampa		
Hermética	1 pç	
Tijolo		
Furado	114 pç	

 Legenda de condutos - FORRO
Esgoto

Legenda - FORRO	
	Caixa Sifonada
	Caixas de Gordura
	Caixas de passagem PVC DN 30
	Joelho 45
	Junção simples
	Lavatório Residencial com sifão
	Pia de Cozinha Residencial com Sifão 50mm
	Vaso Sanitário c/ J90°

PREFEITURA	CREA
	BOMBEIRO OU NATURATINS
PROJETO:	PROJETO SANITÁRIO
	OBRA: AMPLIAÇÃO DA ESCOLA MUNICIPAL JOSÉ MARIA PINHEIRO LOPES PROPRIETÁRIO: FUNDO MUNICIPAL DE EDUCAÇÃO DE SÃO BENTO - TO CNPJ: 32.316.900/0001-39 ENDEREÇO: TO - 010, POVOADO TRECHO SECO - SÃO BENTO DO TOCANTINS
QUADRO DE ÁREAS	ASSINATURA PROPRIETÁRIO FUNDO MUNICIPAL DE SÃO BENTO DO TOCANTINS
ÁREA DE AMPLIAÇÃO:.....159,95m² ÁREA DO GALPÃO:.....130,50m²	AUTOR DO PROJETO CAU/TO nº273.379-0 ARQUITETO URBANISTA GUSTAVO SILVA VELOSO
	RESP. TÉCNICO
ESCALA: INDICADA	DESENHO: GUSTAVO SILVA VELOSO
	DATA: JANEIRO DE 2026
CONTEÚDO: PLANTA BAIXA, LISTA DE MATERIAIS E LEGENDAS	