



PLANTA BAIXA
UNIDADE ISOLADA PCD
ESCALA: 1:50

SOBE
RAMPA A = 2,88m²
INCL. 8,33%

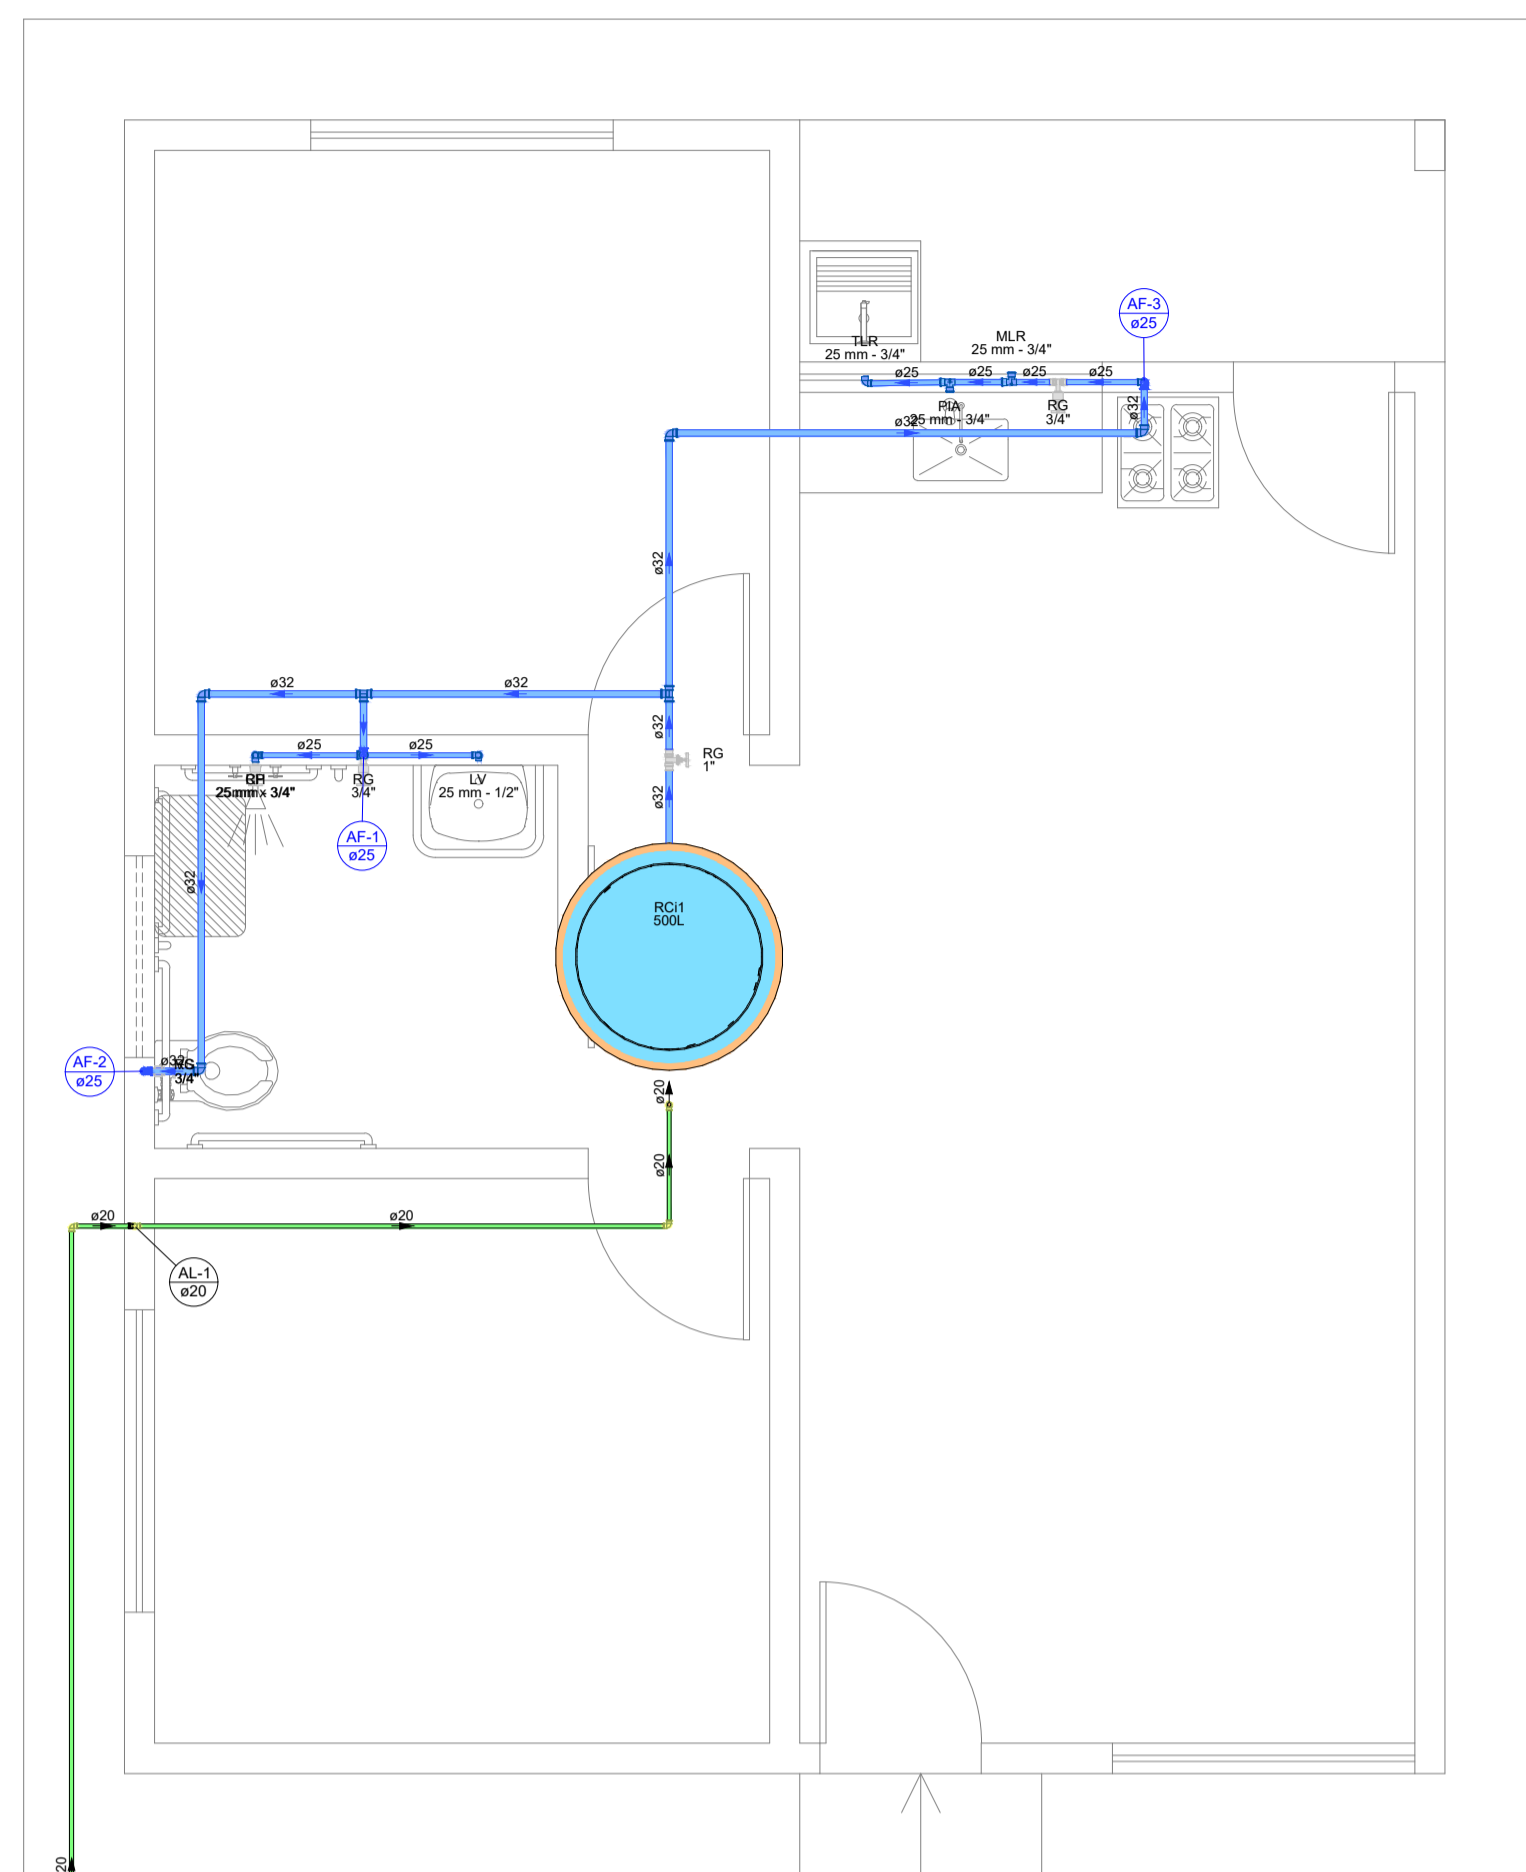


PLANTA BAIXA
UNIDADE ISOLADA PCD
ESCALA: 1:50

SOBE
RAMPA A = 2,88m²
INCL. 8,33%

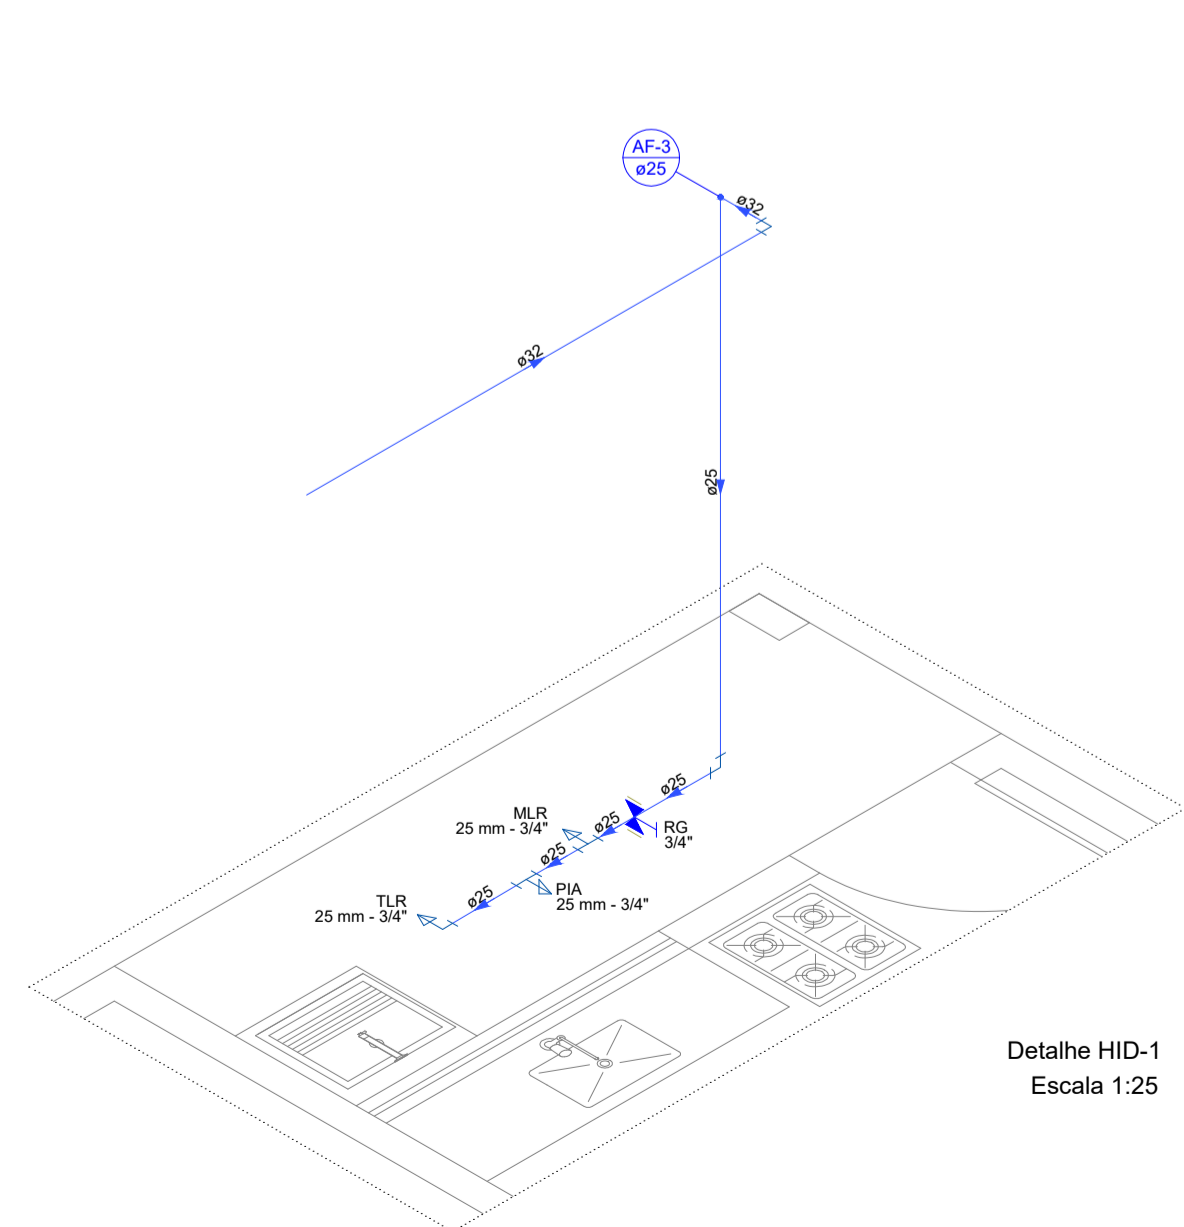

Detalhe HID-1
Escala 1:25

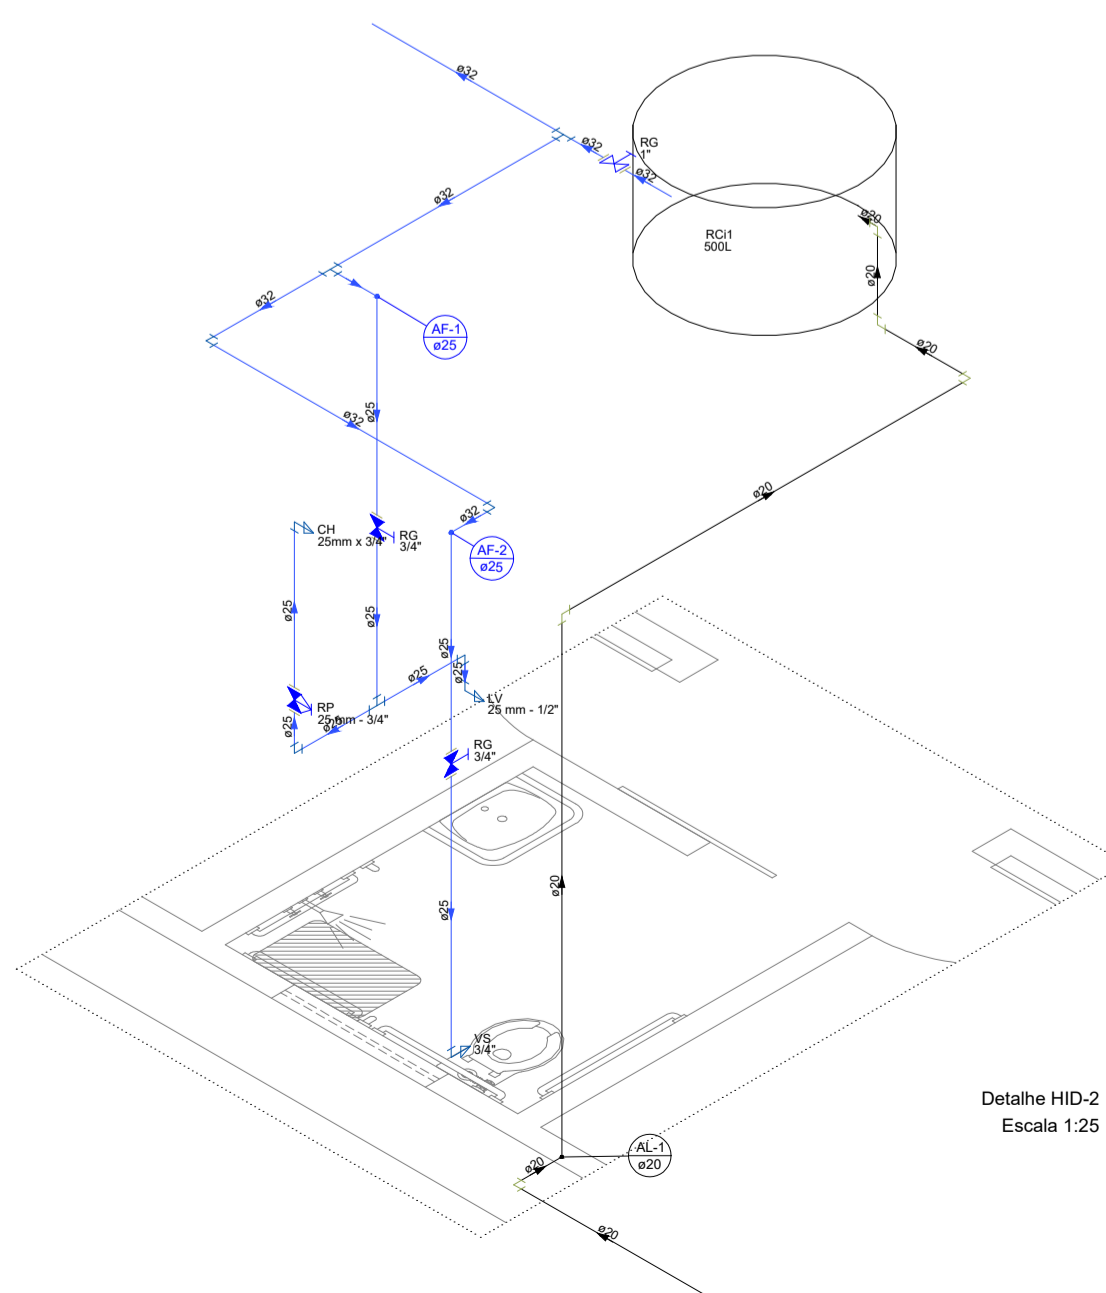

Detalhe HID-2
Escala 1:25

Lista de materiais - Pavimento	
Alimentação	
Metais	
Registro de esfera 1/2"	1 pç
PVC rígido soldável	
Adapt sold.curto c/bolsa-rosca p registro 20 mm - 1/2"	1 pç
Joelho 90° soldável 20 mm	6 pç
Tubos 20 mm	13,46 m
Água fria	
Aparelho	
Chuveiro 25mm x 3/4"	1 pç
Máquina de Lavar Roupas 25mm x 3/4"	1 pç
Torneira de Pia de Cozinha 25mm - 3/4"	1 pç
Torneira de Tanque de Lavar 25mm x 3/4"	1 pç
Torneira de lavatório 25 mm - 1/2"	1 pç
Vaso Sanitário c/ cx. acoplada 1/2"	1 pç
Metais	
Registro bruto de gaveta industrial 1"	1 pç
Registro de gaveta c/ canopla cromada 3/4"	3 pç
Registro de pressão c/ canopla cromada 3/4"	1 pç
PVC Acessórios	
Engate flexível cobre cromado com canopla 1/2 - 30cm	1 pç
Engate flexível plástico 1/2 - 30cm	1 pç
PVC misto soldável	
Joelho de redução soldável c/ rosca 25 mm - 1/2"	1 pç
Luva soldável c/ rosca 25 mm - 3/4"	1 pç
PVC rígido soldável	
Adapt sold curto c/bolsa-rosca p registro 25 mm - 3/4"	7 pç
32 mm - 1"	2 pç
Joelho 90° soldável 25 mm	3 pç
32 mm	4 pç
Joelho de redução 90° soldável 32 mm - 25 mm	3 pç
Tubos 25 mm	11,11 m
32 mm	8,92 m
Tê 90° soldável 25 mm	1 pç
32 mm	2 pç
PVC soldável azul c/ bucha latão	
Joelho 90° soldável com bucha de latão 25 mm - 3/4"	2 pç
Joelho de redução 90° soldável com bucha de latão 25 mm - 1/2"	1 pç
Tê sold c/ bucha latão bolsa central 25 mm - 3/4"	2 pç
Reservatório cilíndrico	
Polietileno 500 L	1 pç

Legenda de condutos - Pavimento
Água fria
Alimentação

Legenda das indicações - Pavimento
CH Chuveiro - 25mm x 3/4"
LV Lavatório com joelho de 90° - 25 mm - 1/2"
MLR Máquina de lavar roupa com Te de 90° - 25 mm - 3/4"
PIA Pia de cozinha com Te de 90° - 25 mm - 3/4"
RG Registro bruto gaveta Industrial c/PVC soldável - 1"
RP Registro de Pressão com PVC soldável - 25 mm - 3/4"
RG Registro de gaveta c/canopla cromada c/PVC soldável - 3/4"
TLR Tanque de lavar com joelho de 90° - 25 mm - 3/4"
VS Vaso sanitário com caixa acoplada - 3/4"

Legenda - Pavimento
Alimentador Predial
Registro bruto gaveta Industrial c/PVC soldável
Registro de Pressão com PVC soldável
Registro de gaveta c/canopla cromada c/PVC soldável

PREFEITURA	CREA
	BOMBEIRO OU NATURATINS

PROJETO: **PROJETO HIDRÁULICO - PCD ÚNICA**

OBRA: UNIDADE HABITACIONAL - SÃO BENTO DO TOCANTINS
 PROPRIETÁRIO: PREFEITURA MUNICIPAL DE SÃO BENTO DO TOCANTINS
 CNPJ: 07.333.683/0001-48
 ENDEREÇO: MUNICÍPIO DE SÃO BENTO DO TOCANTINS

QUADRO DE ÁREAS	ASSINATURA PROPRIETÁRIO	 PREFEITURA MUNICIPAL DE SÃO BENTO
	AUTOR DO PROJETO CAU-TO nº273.379-0 ARQUITETO URBANISTA	 GUSTAVO SILVA VEILOSO
	RESP. TÉCNICO CAU-TO nº273.379-0 ARQUITETO URBANISTA	 GUSTAVO SILVA VEILOSO

ESCALA: INDICADA DESENHO: FLÁVIO HUMBERTO DATA: NOVEMBRO DE 2022

CONTEÚDO: PROJETO HIDRÁULICO