



PLANTA DE LOCAÇÃO FINAL
ESCALA: 1:150

POSTE:
POSTE EM AÇO TUBULAR DE 2,5m COM LUMINARIA GLOBO
COM LÂMPADA LED DE POTENCIA 85W

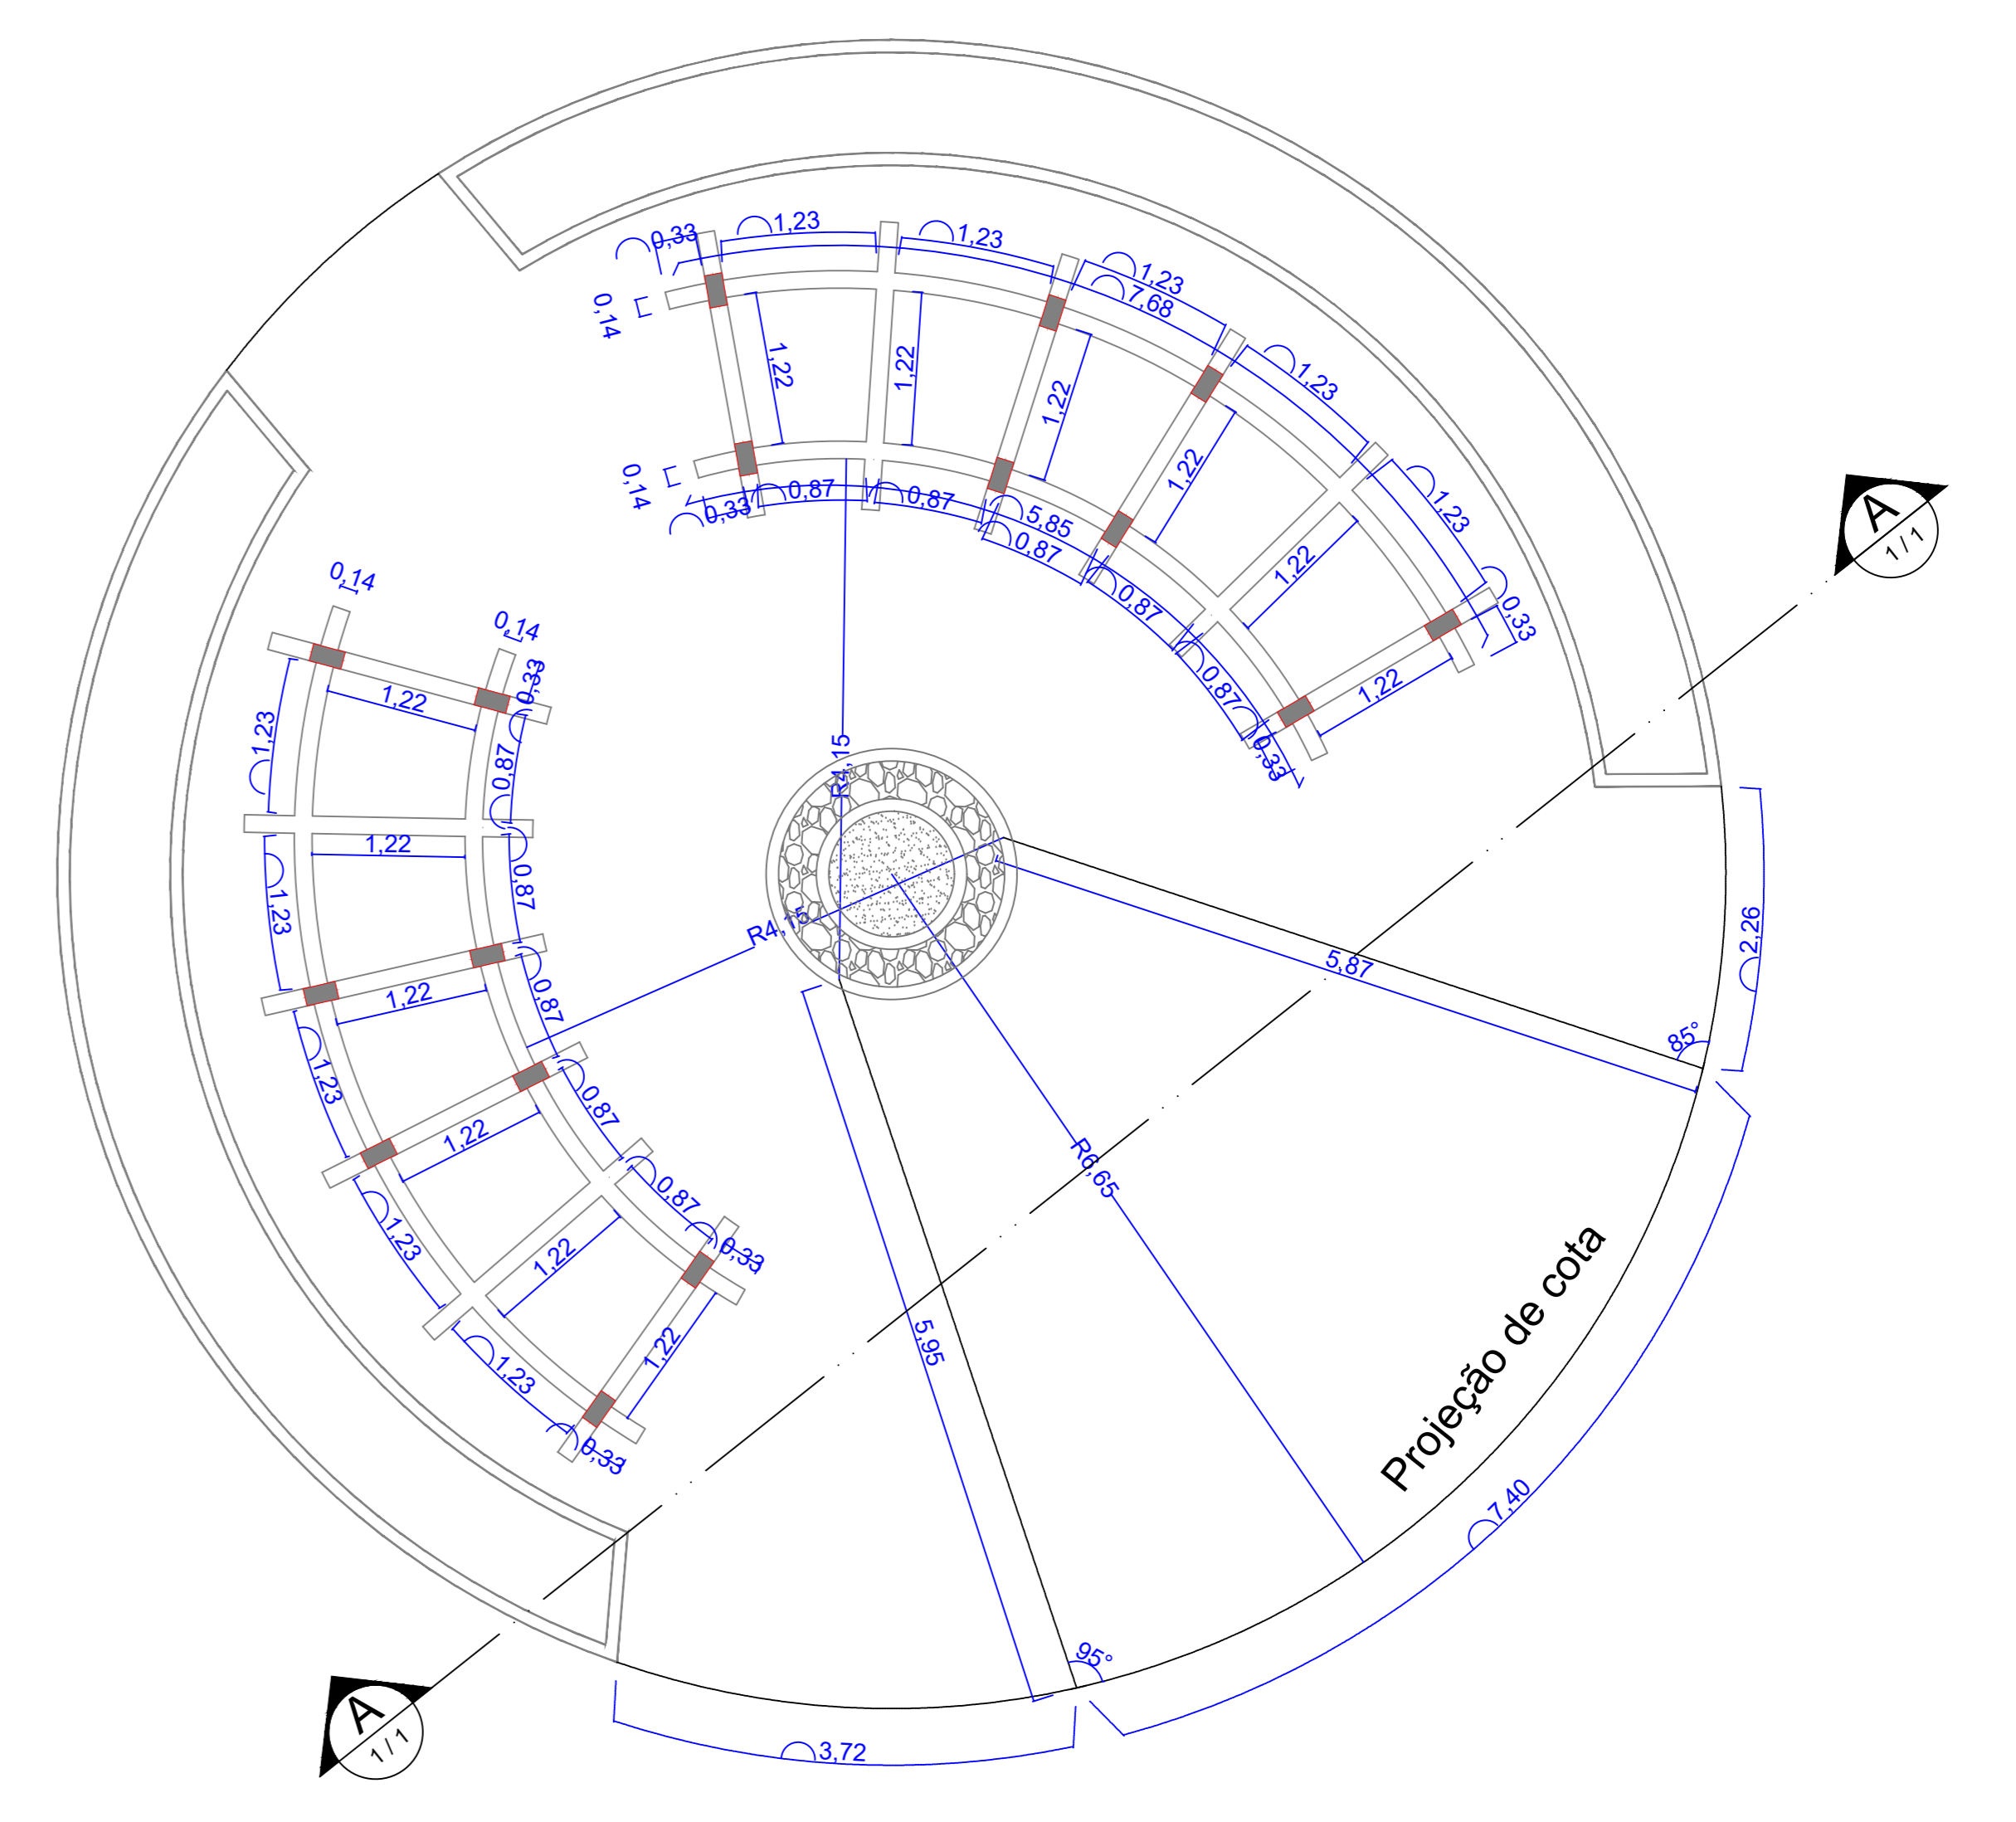

PLANTA BAIXA PERGOLADO
ESCALA: 1:50

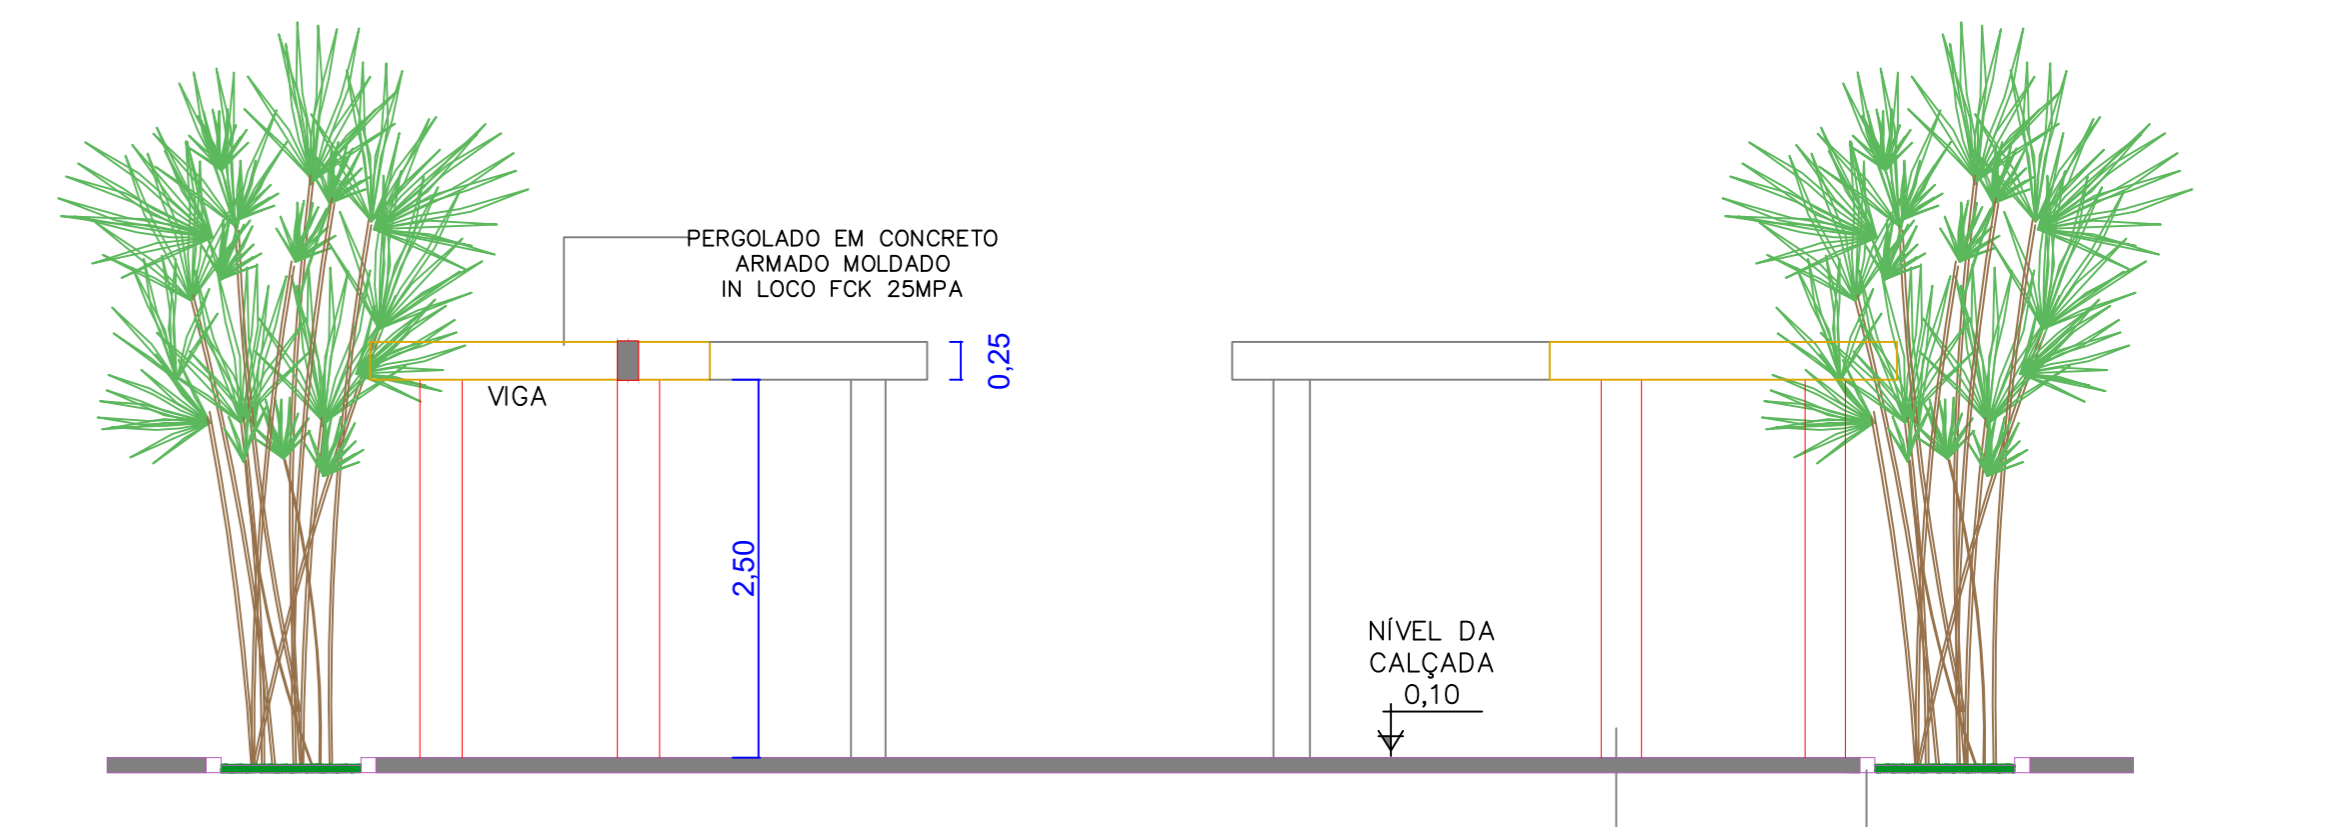

CORTE AA - PERGOLADO
ESCALA: 1:50

CORTE AA - PERGOLADO
ESCALA: 1:50

ESPECIFICAÇÃO DE LUMINÁRIA DOS POSTES	
-	DESCRIÇÃO
TEMPERATURA DE COR	ENTRE 5000K E 6500K
FLUXO LUMINOSO MIN.	3200 lm
GARANTIA MINIMA	04 anos para os postes contra defeito de fabricação 01 ano para as luminária de led
POTÊNCIA	85 w
EFICIÊNCIA ENERGETICA MIN.	85
GRAU DE PROTEÇÃO MIN.	IP 65
GLOBO	GLOBO DROPS DE VIDRO BOCA10 NA COR BRANCA

PREFEITURA	CREA
	BOMBEIRO OU NATURATINS
PROJETO:	PROJETO ARQUITETONICO
FOLHA:	3/5
	OBRA: REFORMA DA PRAÇA MUNICIPAL PROPRIETÁRIO: PREFEITURA MUNICIPAL DE SÃO BENTO DO TOCANTINS CNPJ: 25.063.983/0001-36 ENDEREÇO: Praça da Prefeitura - Rua Pedro Ramos
QUADRO DE ÁREAS	ASSINATURA PROPRIETÁRIO
A. INTERVENÇÃO: 2409,71m²	PREFEITURA MUNICIPAL DE SÃO BENTO - TO
	AUTOR PROJETO CAUITO 273.379-0 ARQUITETO URBANISTA
	GUSTAVO SILVA VELOSO
	RESP. TÉCNICO CAUITO 273.379-0 ARQUITETO URBANISTA
	GUSTAVO SILVA VELOSO
ESCALA: INDICADA	DESENHO: GUSTAVO VELOSO
DATA: JANEIRO DE 2022	
CONTÉUDO:	PLANTA DE LOCAÇÃO PLANTA BAIXA PERGOLADO CORTE PERGOLADO