

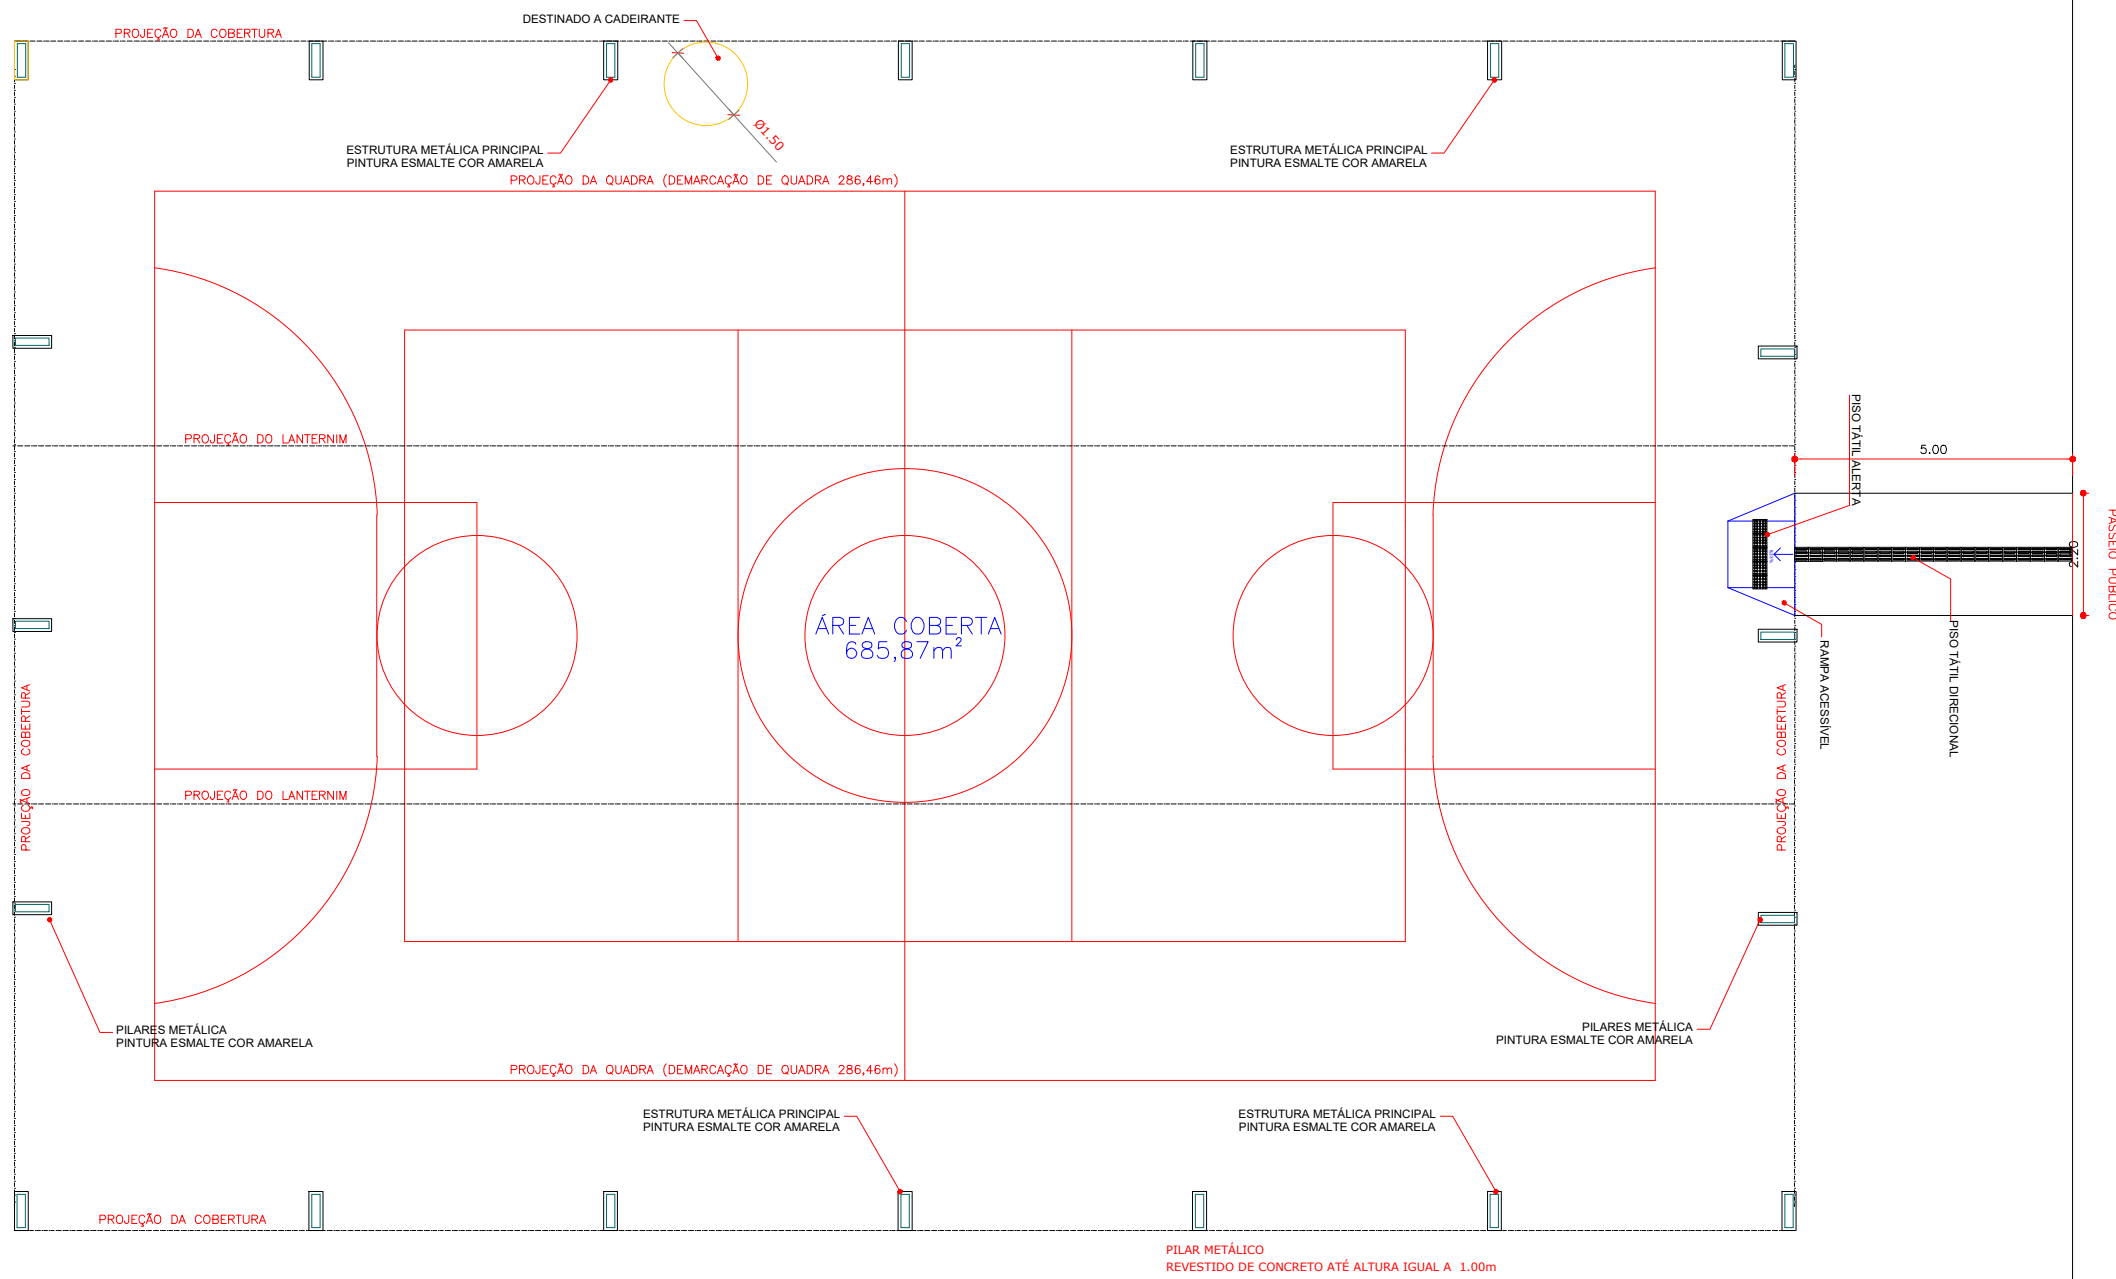


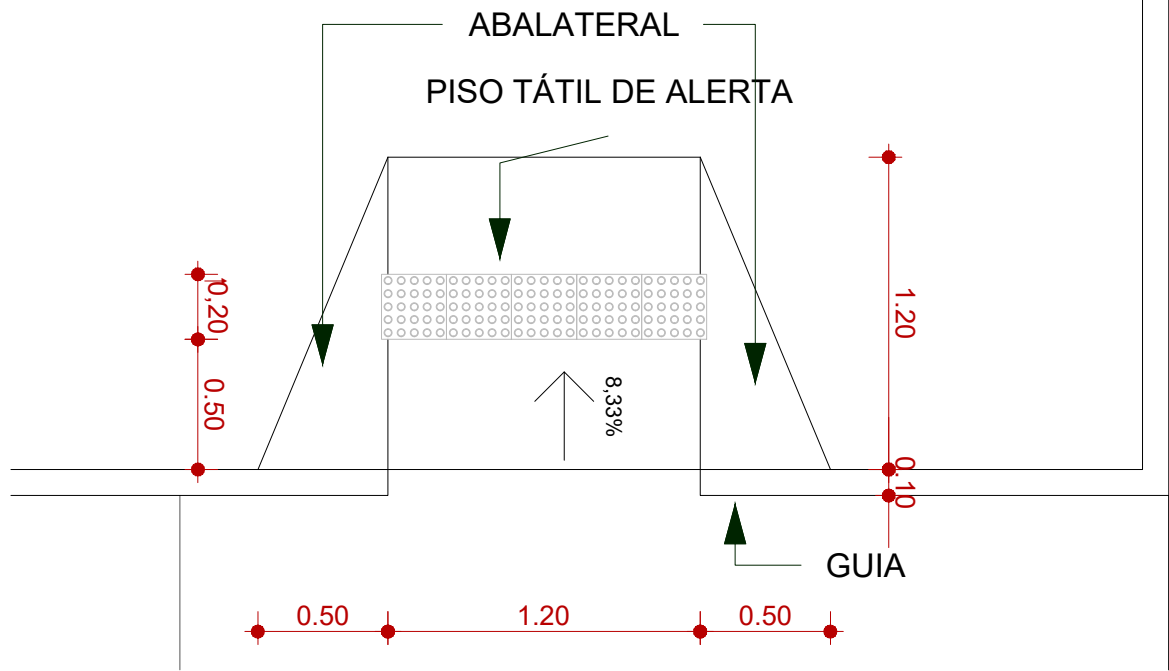

PLANTA BAIXA
ESCALA 1:125

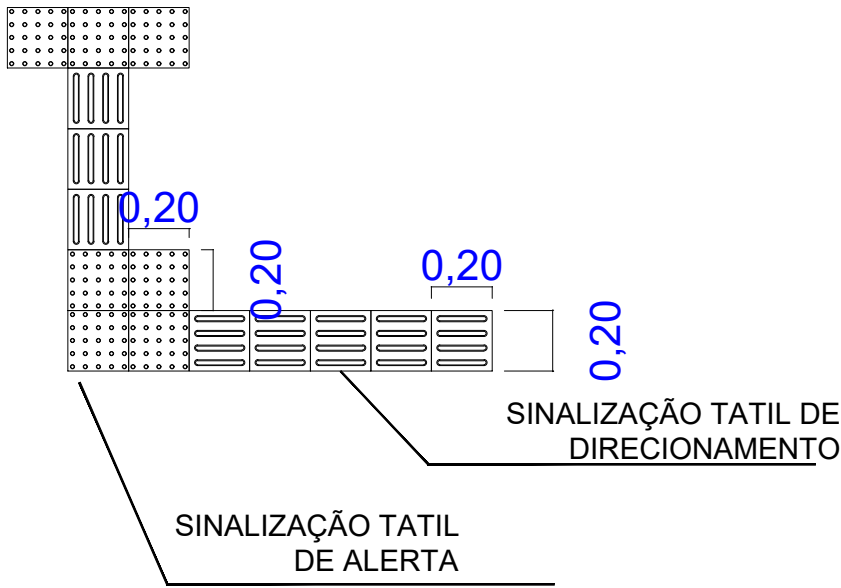

PREFEITURA		CREA	
		BOMBEIRO OU NATURATINS	
PROJETO:		FOLHA:	
		1/1	
		OBRA: QUADRA COBERTA EM SÃO BENTO-TO PROPRIETÁRIO: PREFEITURA MUNICIPAL DE SÃO BENTO DO TOCANTINS CNPJ: 25.063.983/0001-36 ENDEREÇO DA OBRA: POVOADO TRECHO SECO, TO - 010, CENTRO	
QUADRO DE ÁREAS	ASSINATURA PROPRIETÁRIO	 PAULO WANDERSON DE SOUSA DAMASCENO CPF: 016.803.631-86 PREFEITURA MUNICIPAL DE SÃO BENTO DO TOCANTINS	
	AUTOR PROJETO CREA 315.184/D-TO ENGº CIVIL	 FRANCISCO AUGUSTO DA S. VALENTIM	
	AUTOR PROJETO CREA 315.184/D-TO ENGº CIVIL	FRANCISCO AUGUSTO DA S. VALENTIM	
ESCALA:	INDICADA	DESENHO:	DATA: ABRIL DE 2022
CONTEÚDO: PLANTA BAIXA E IMPLANTAÇÃO			